

建筑专业  
装修专业

ZS-01 /装施-01

项目负责	
专业负责	
审 定	
审 核	
校 核	
设 计	
制 图	

会签栏			
建 筑		电 气	
结 构		暖 通	
给排水		园 林	

执业注册章


勘察设计专用章（未盖出图专用章无效）

建设单位  
广西警察学院

项目名称（子项名称）  
广西警察学院信息技术学院信息安全实验室等三个实验室建设装修项目


图 名  
205/206教室家具平面布置图  
205/206教室强电插座布置图

设计号	GX20220713		
设计阶段	施工图	专 业	装 施
比 例	1: 50	图 号	206/DS-01
版 本 号	第一版	日 期	2022年07月

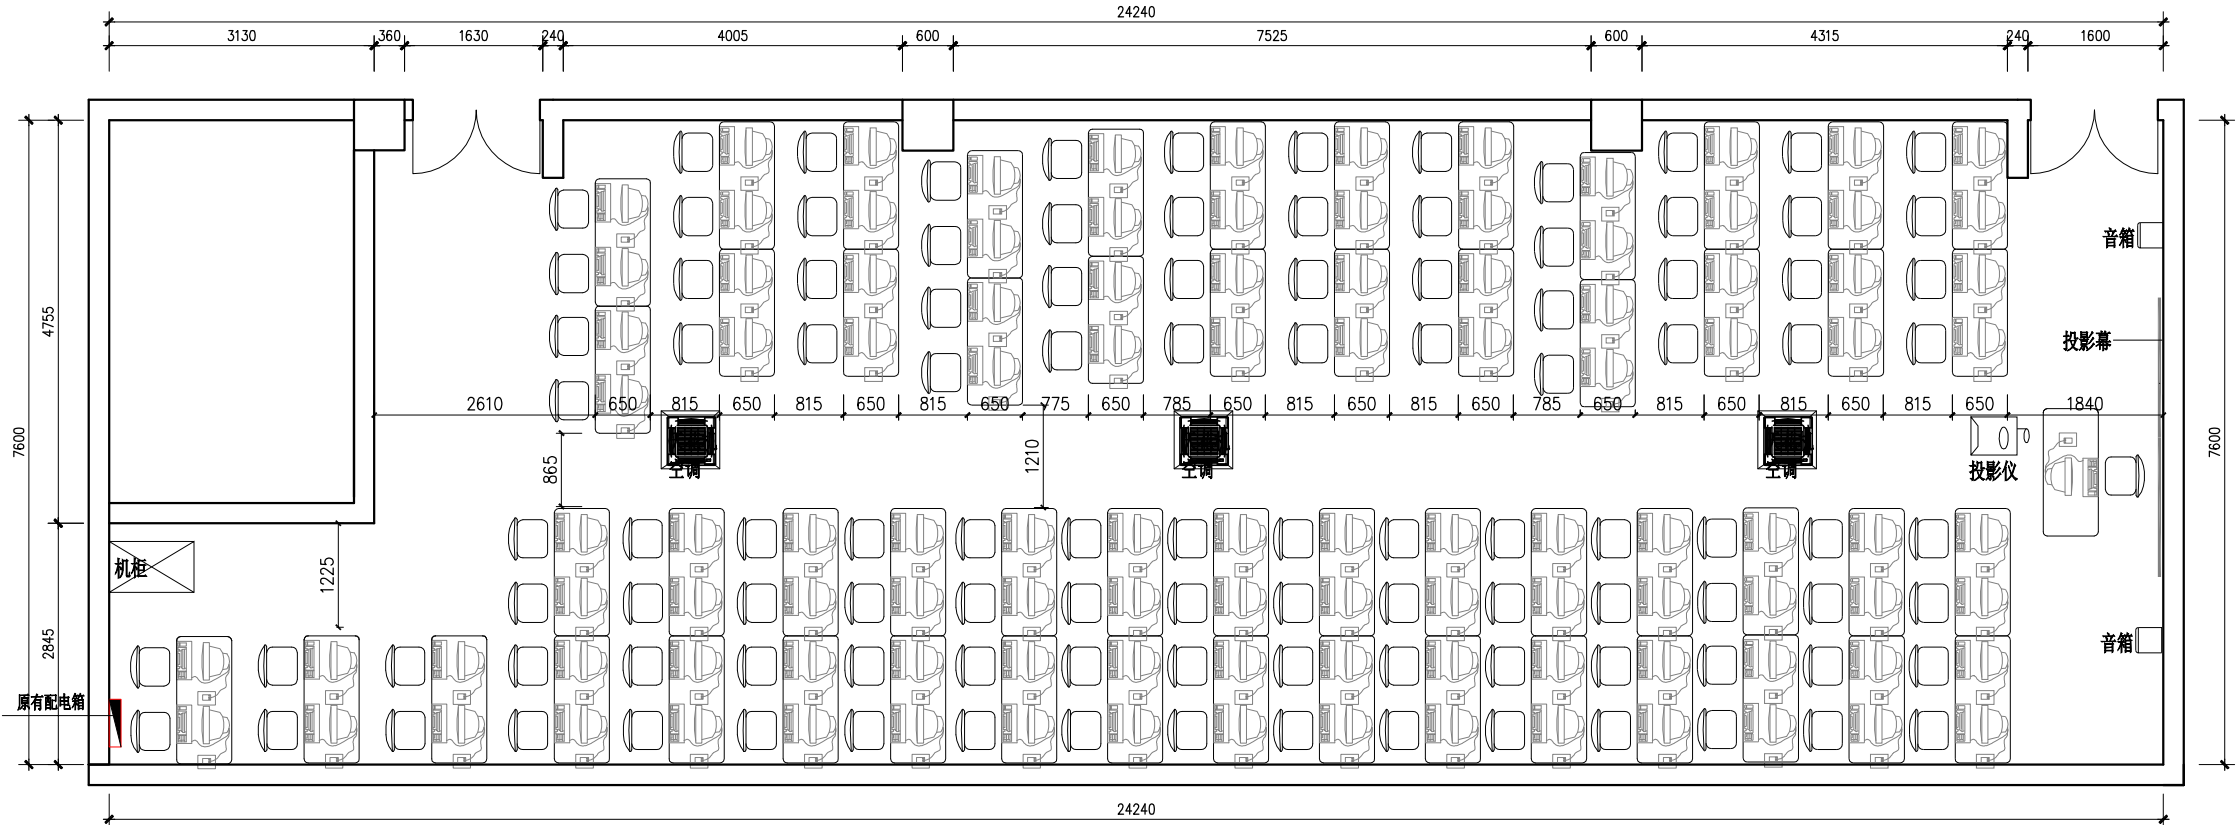

注：1）本教室建筑面积为169.35m²，吊顶高度为3.15米。  
2）本教室仅增加强弱电布置系统，其余项目不改动。  
3）本教室共56张电脑桌（650\*1500mm长）、111台电脑、投影仪一台、投影幕一套、音箱2套、机柜一台、天花机三台

01  
ZS-P  
205/206教室家具平面布置图  
SCALE 1:50

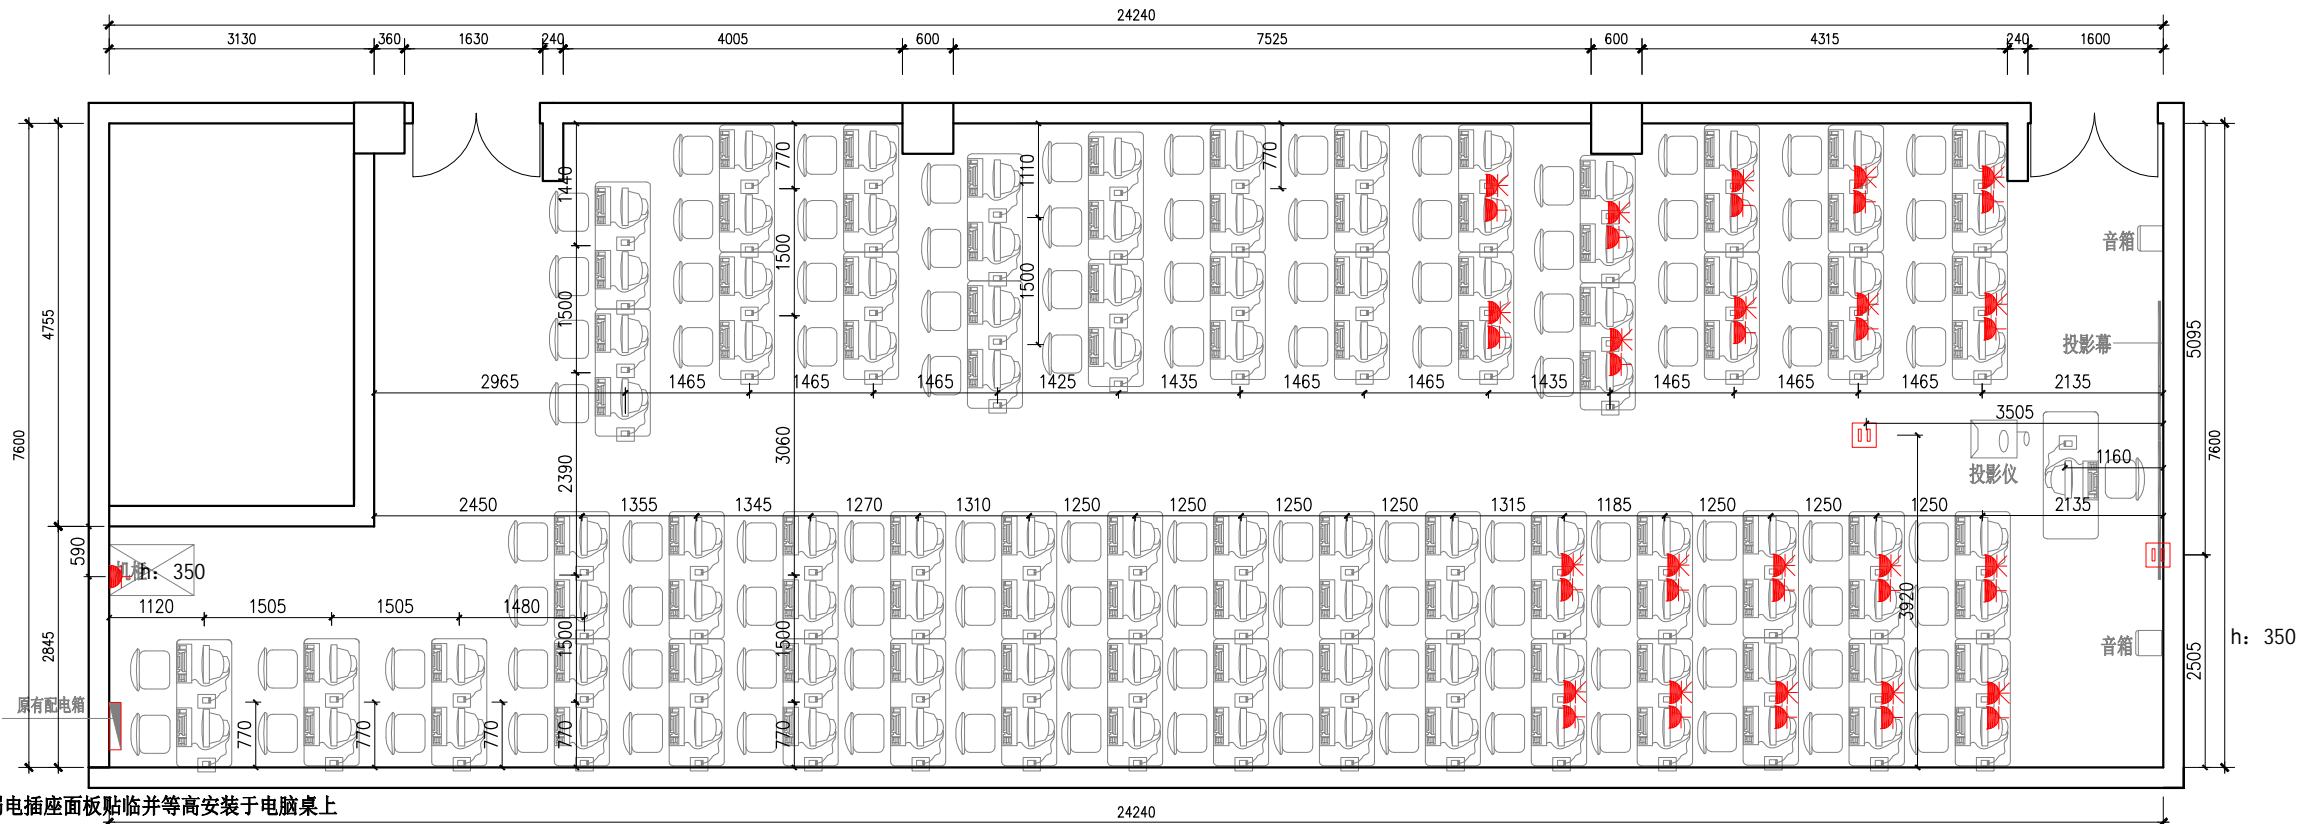

注：所有强弱电插座面板贴临并等高安装于电脑桌上

图例	名 称		
	五孔插座	装于电脑桌上	预留电源线
	四位插座	装于电脑桌上	强电配电箱 H: 1600mm
	网络信号水晶头	接网线装于电脑桌上	网络机柜 H: 400mm

01  
ZS-P  
205/206教室强电插座布置图  
SCALE 1:50

建筑专业  
装修专业

ZS-01 /装施-01

项目负责	
专业负责	
审 定	
审 核	
校 核	
设 计	
制 图	

会签栏			
建 筑		电 气	
结 构		暖 通	
给排水		园 林	

执业注册章


勘察设计专用章（未盖出图专用章无效）

建设单位  
广西警察学院

项目名称（子项名称）  
广西警察学院信息技术学院信息安全实验室等三个实验室建设装修项目

图 名  
205/206教室弱电系统布置图  
205/206教室空调系统布置图


设计号	GX20220713		
设计阶段	施工图	专 业	装 施
比 例	1: 50	图 号	206/DS-02
版 本 号	第一版	日 期	2022年07月

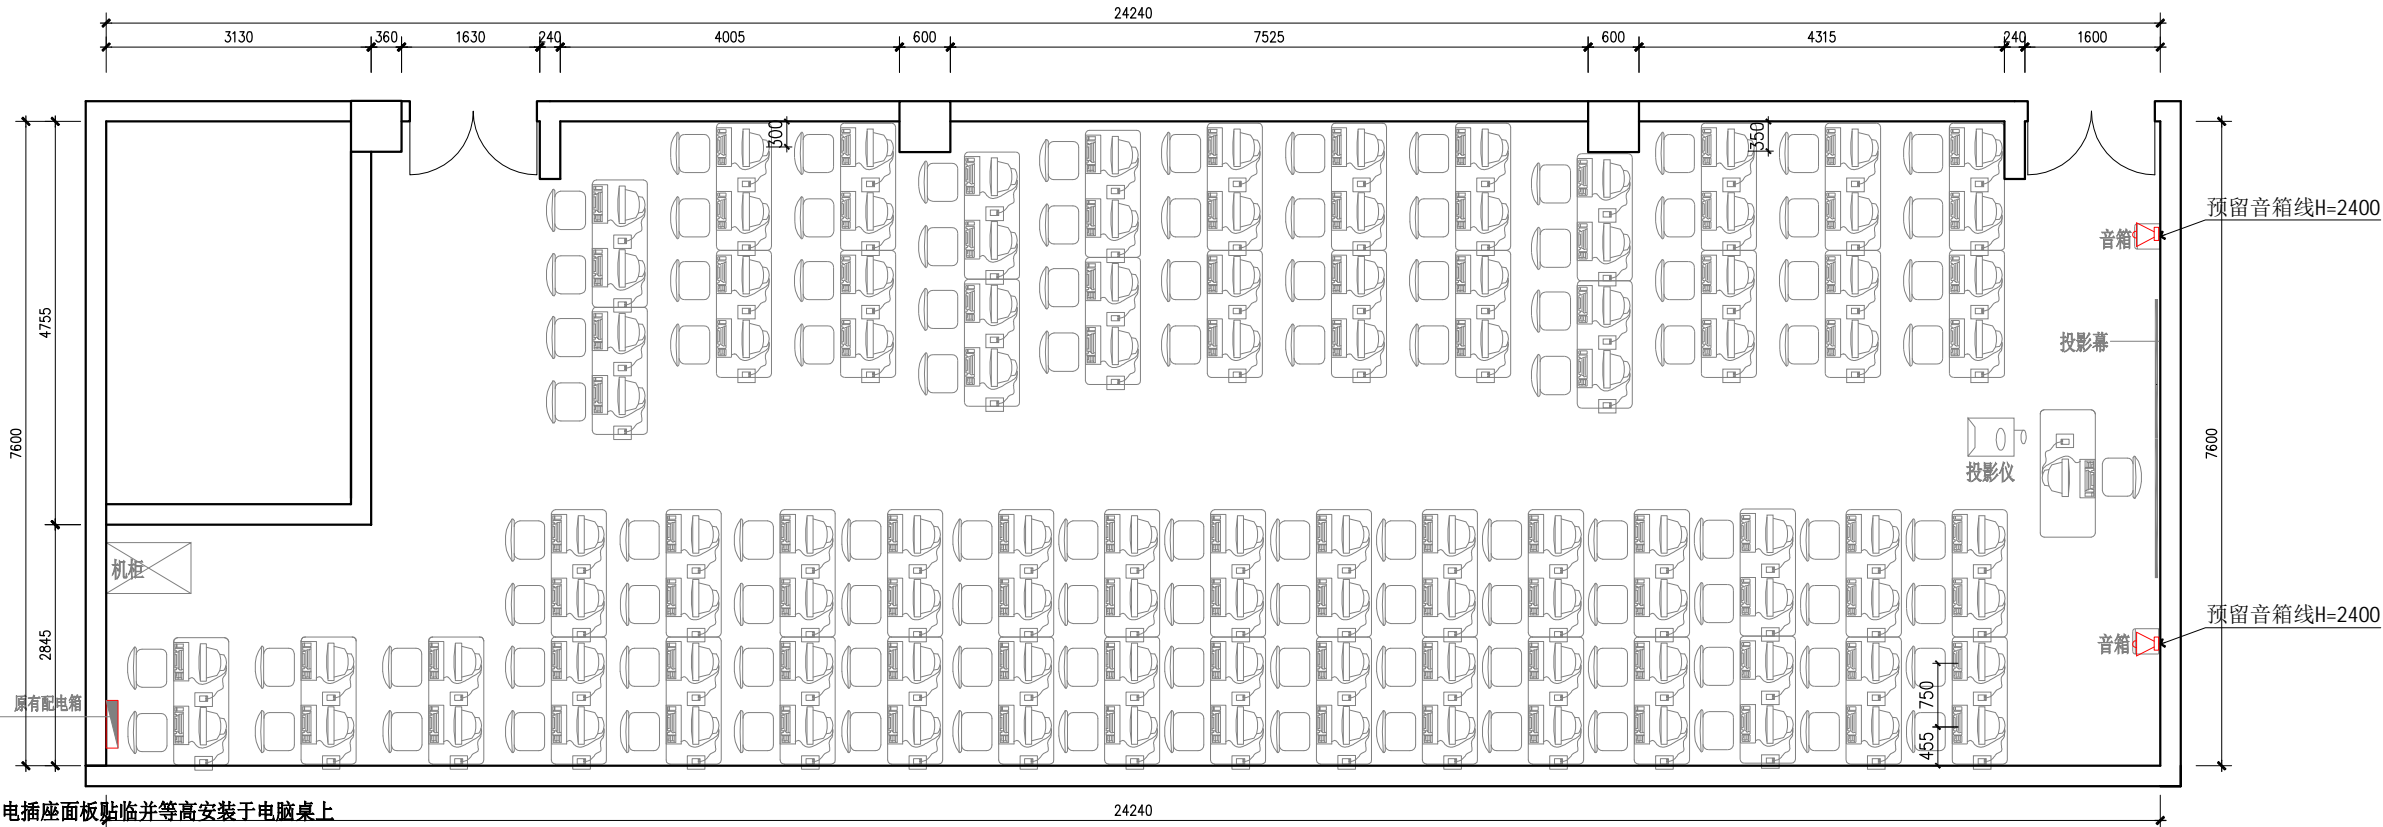

注：所有强弱电插座面板贴临并等高安装于电脑桌上

图例	名 称			
	五孔插座	装于电脑桌上		预留电源线
	四位插座	装于电脑桌上		强电配电箱 H: 1600mm
	网络信号水晶头	接网线装于电脑桌上		网络机柜 H: 400mm

01 ZS-P 205/206教室弱电系统布置图  
SCALE 1:50

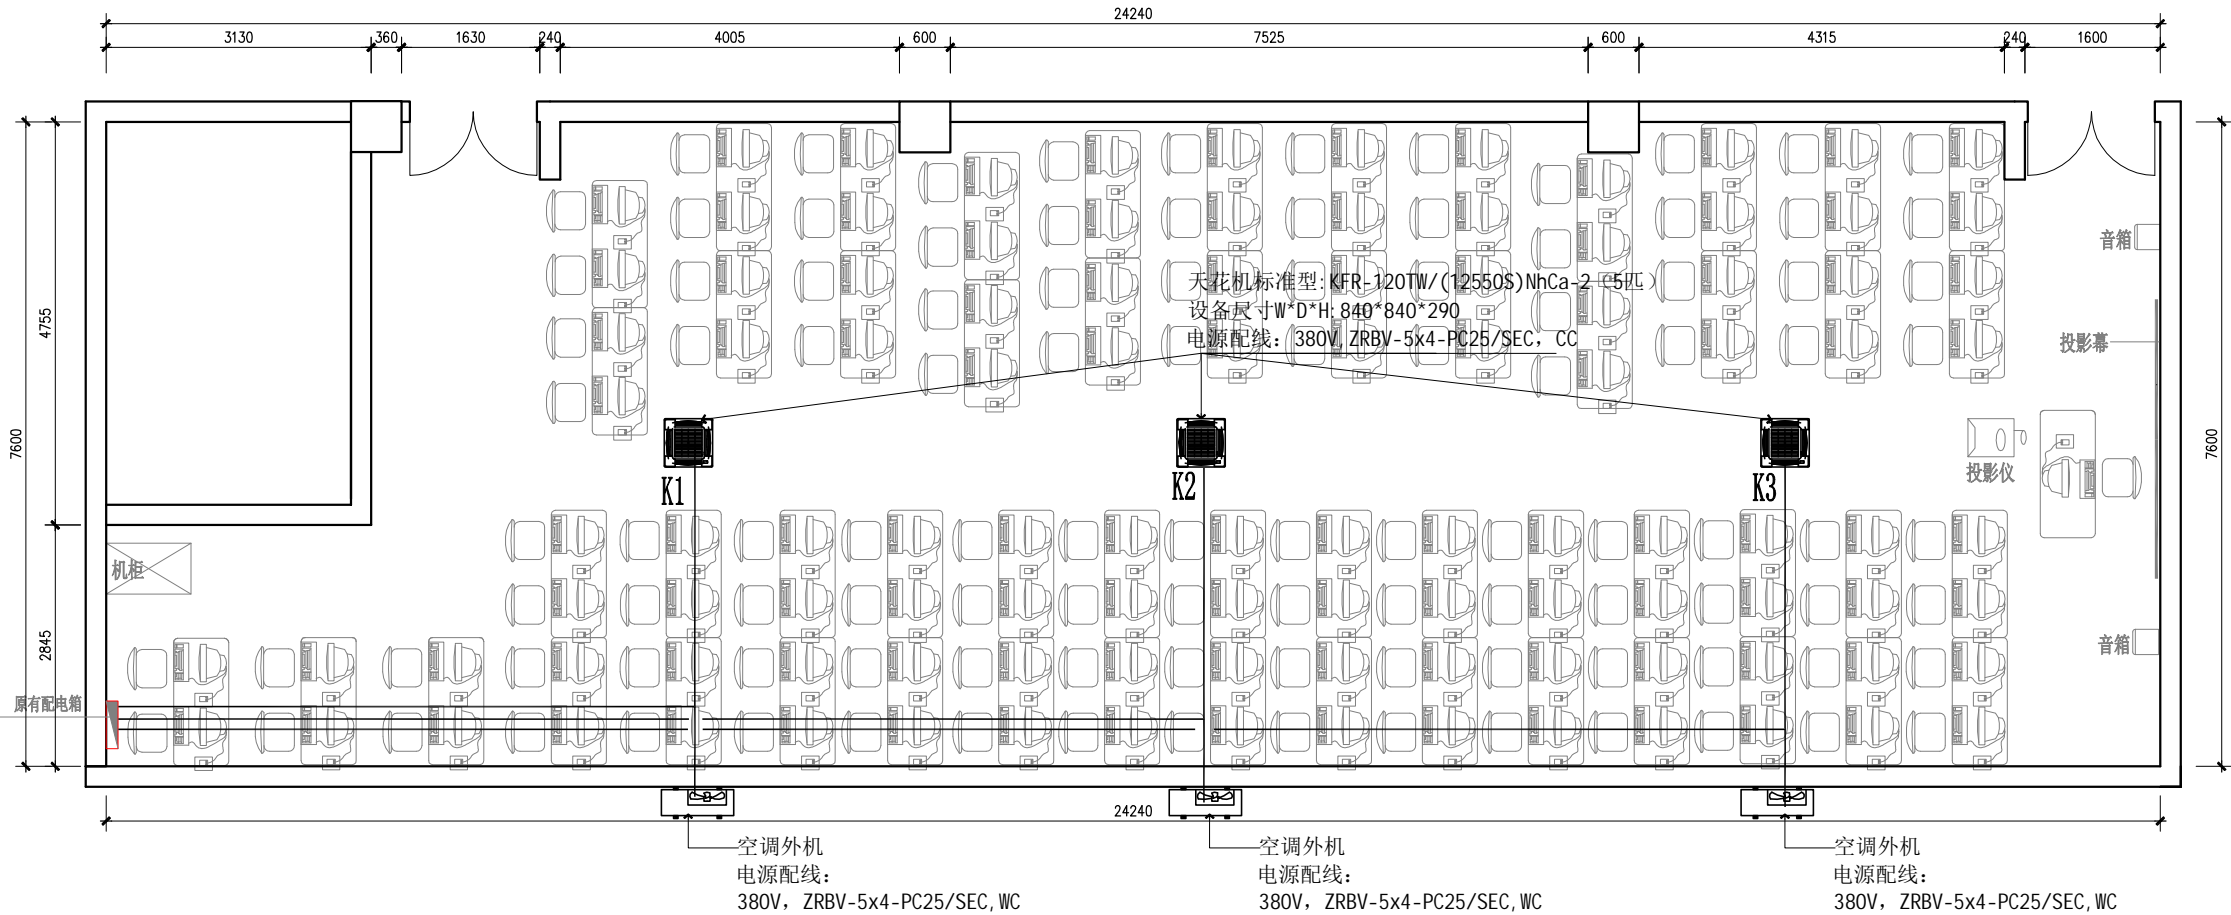

01 ZS-P 205/206教室空调系统布置图  
SCALE 1:50

建筑专业  
装修专业

ZS-01 /装施-01

项目负责	
专业负责	
审 定	
审 核	
校 核	
设 计	
制 图	

会签栏			
建 筑		电 气	
结 构		暖 通	
给排水		园 林	

执业注册章


勘察设计专用章（未盖出图专用章无效）

建设单位  
广西警察学院


项目名称（子项名称）  
广西警察学院信息技术学院信息安全实验室等三个实验室建设装修项目

图 名  
204教室家具平面布置图

设 计 号	GX20220713		
设计阶段	施工图	专 业	装 施
比 例	1: 50	图 号	204/PL-04
版 本 号	第一版	日 期	2022年07月

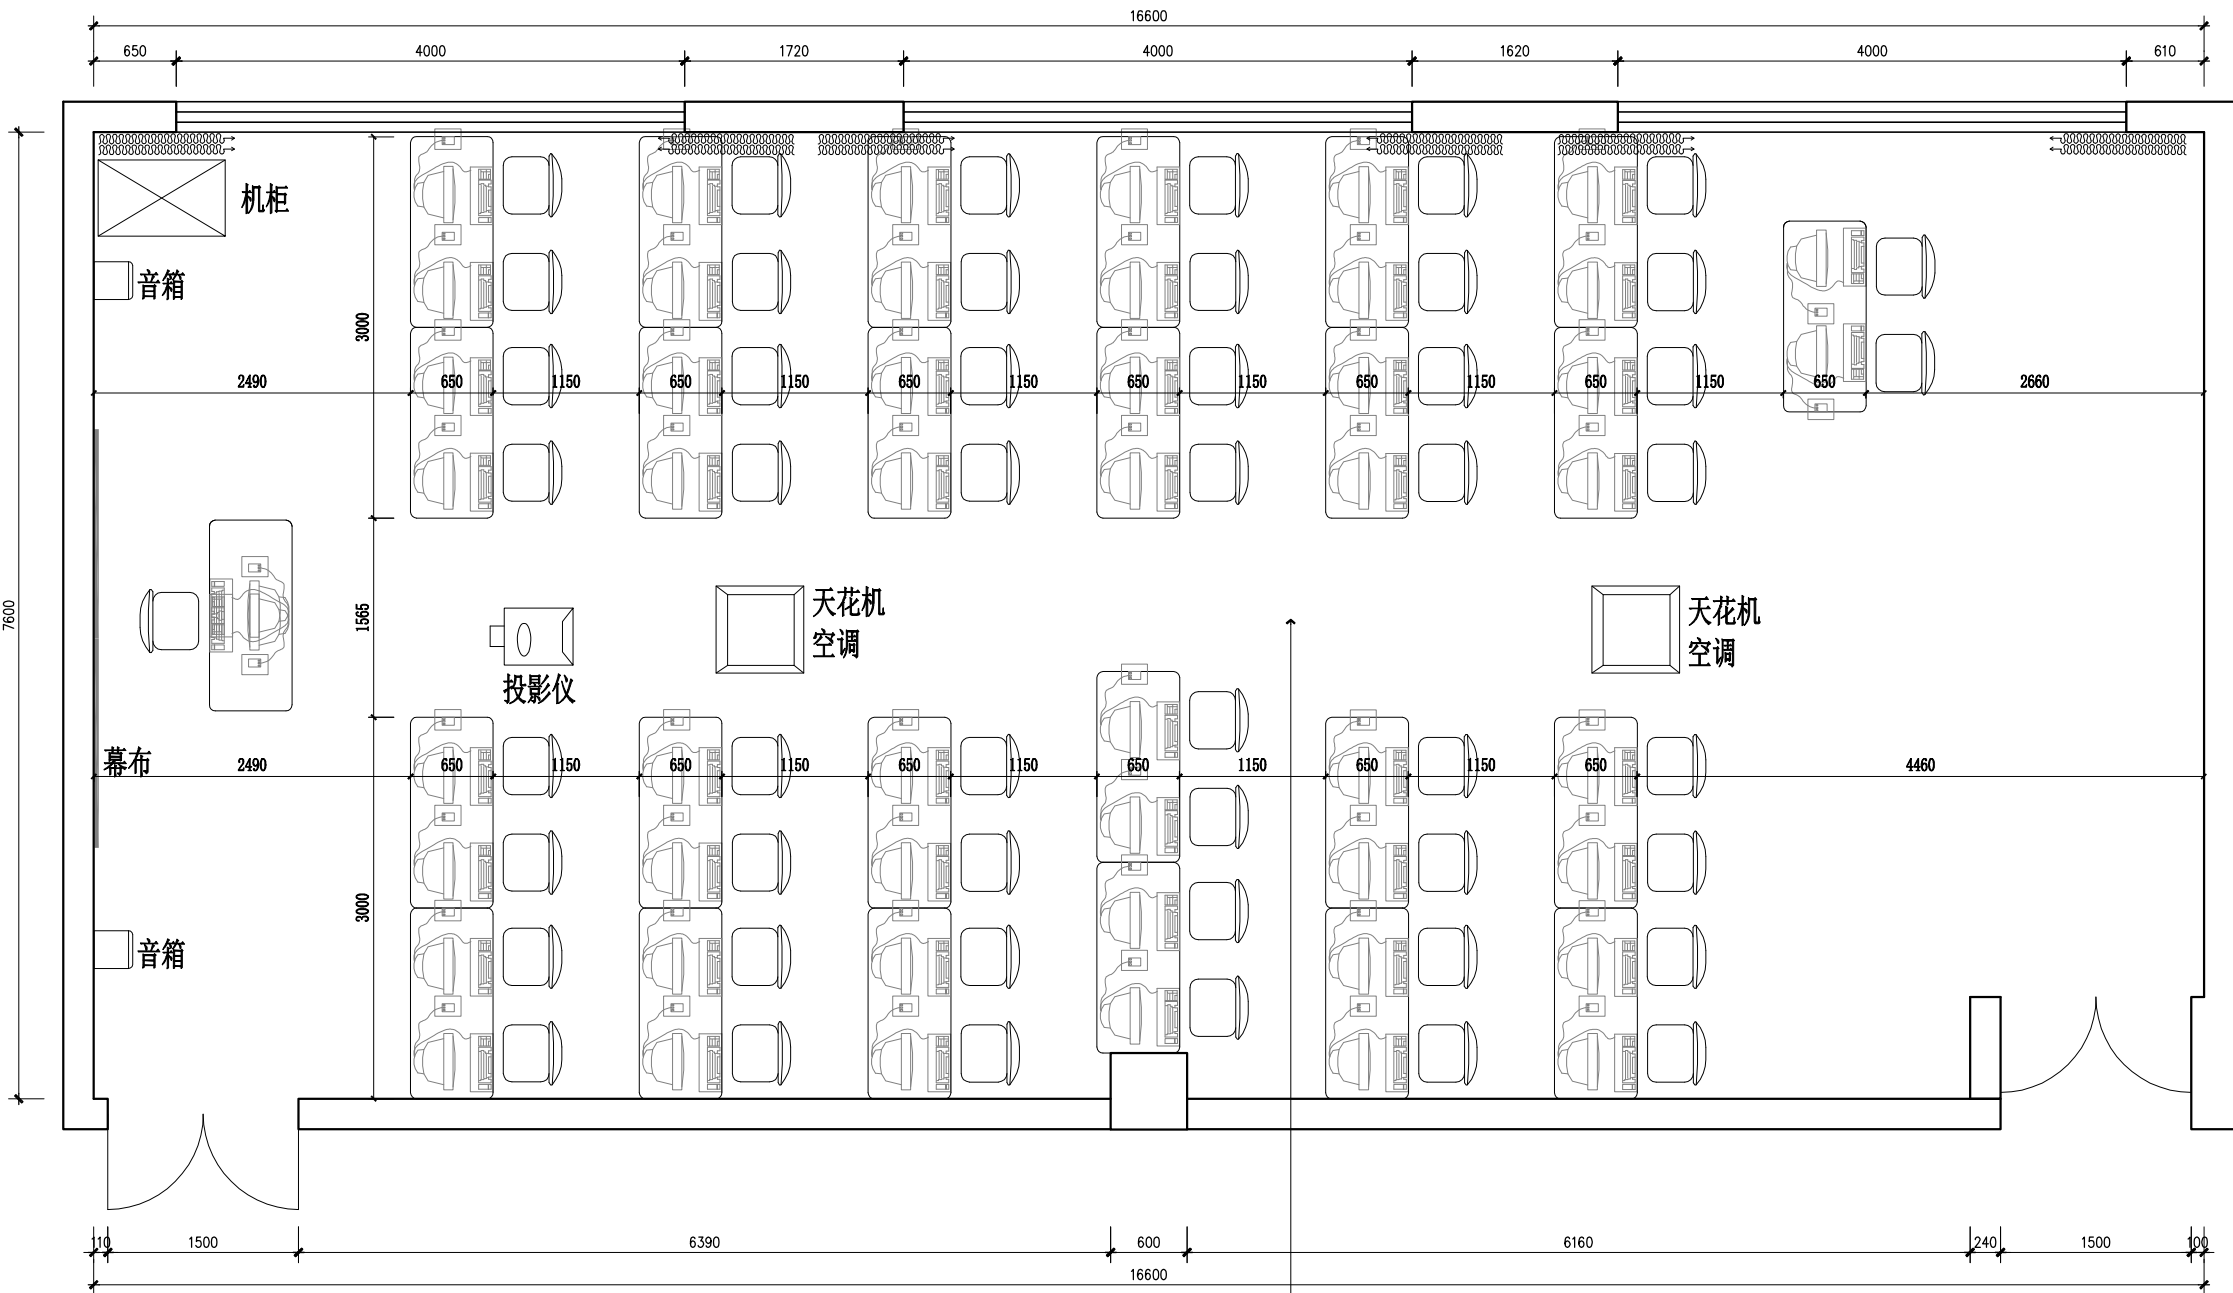

注：1）本教室建筑面积为126.16m²，吊顶高度为3.15米，防静电地板抬高150mm  
2）本教室共26张电脑桌（650\*1500mm长）、51台电脑、投影仪一台、投影幕一套、音箱2套、机柜一台、天花机三台

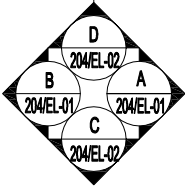

01  
ZS-P

204教室家具平面布置图  
SCALE 1:50

建筑专业  
装修专业

ZS-01 /装施-01

项目负责	
专业负责	
审 定	
审 核	
校 核	
设 计	
制 图	

会签栏			
建 筑		电 气	
结 构		暖 通	
给排水		园 林	

执业注册章


勘察设计专用章（未盖出图专用章无效）

建设单位  
广西警察学院

项目名称（子项名称）  
广西警察学院信息技术学院信息安全实验室等三个实验室建设装修项目

图 名  
204教室地面铺装图

设 计 号	GX20220713		
设计阶段	施工图	专 业	装 施
比 例	1: 50	图 号	204/PL-05
版 本 号	第一版	日 期	2022年07月

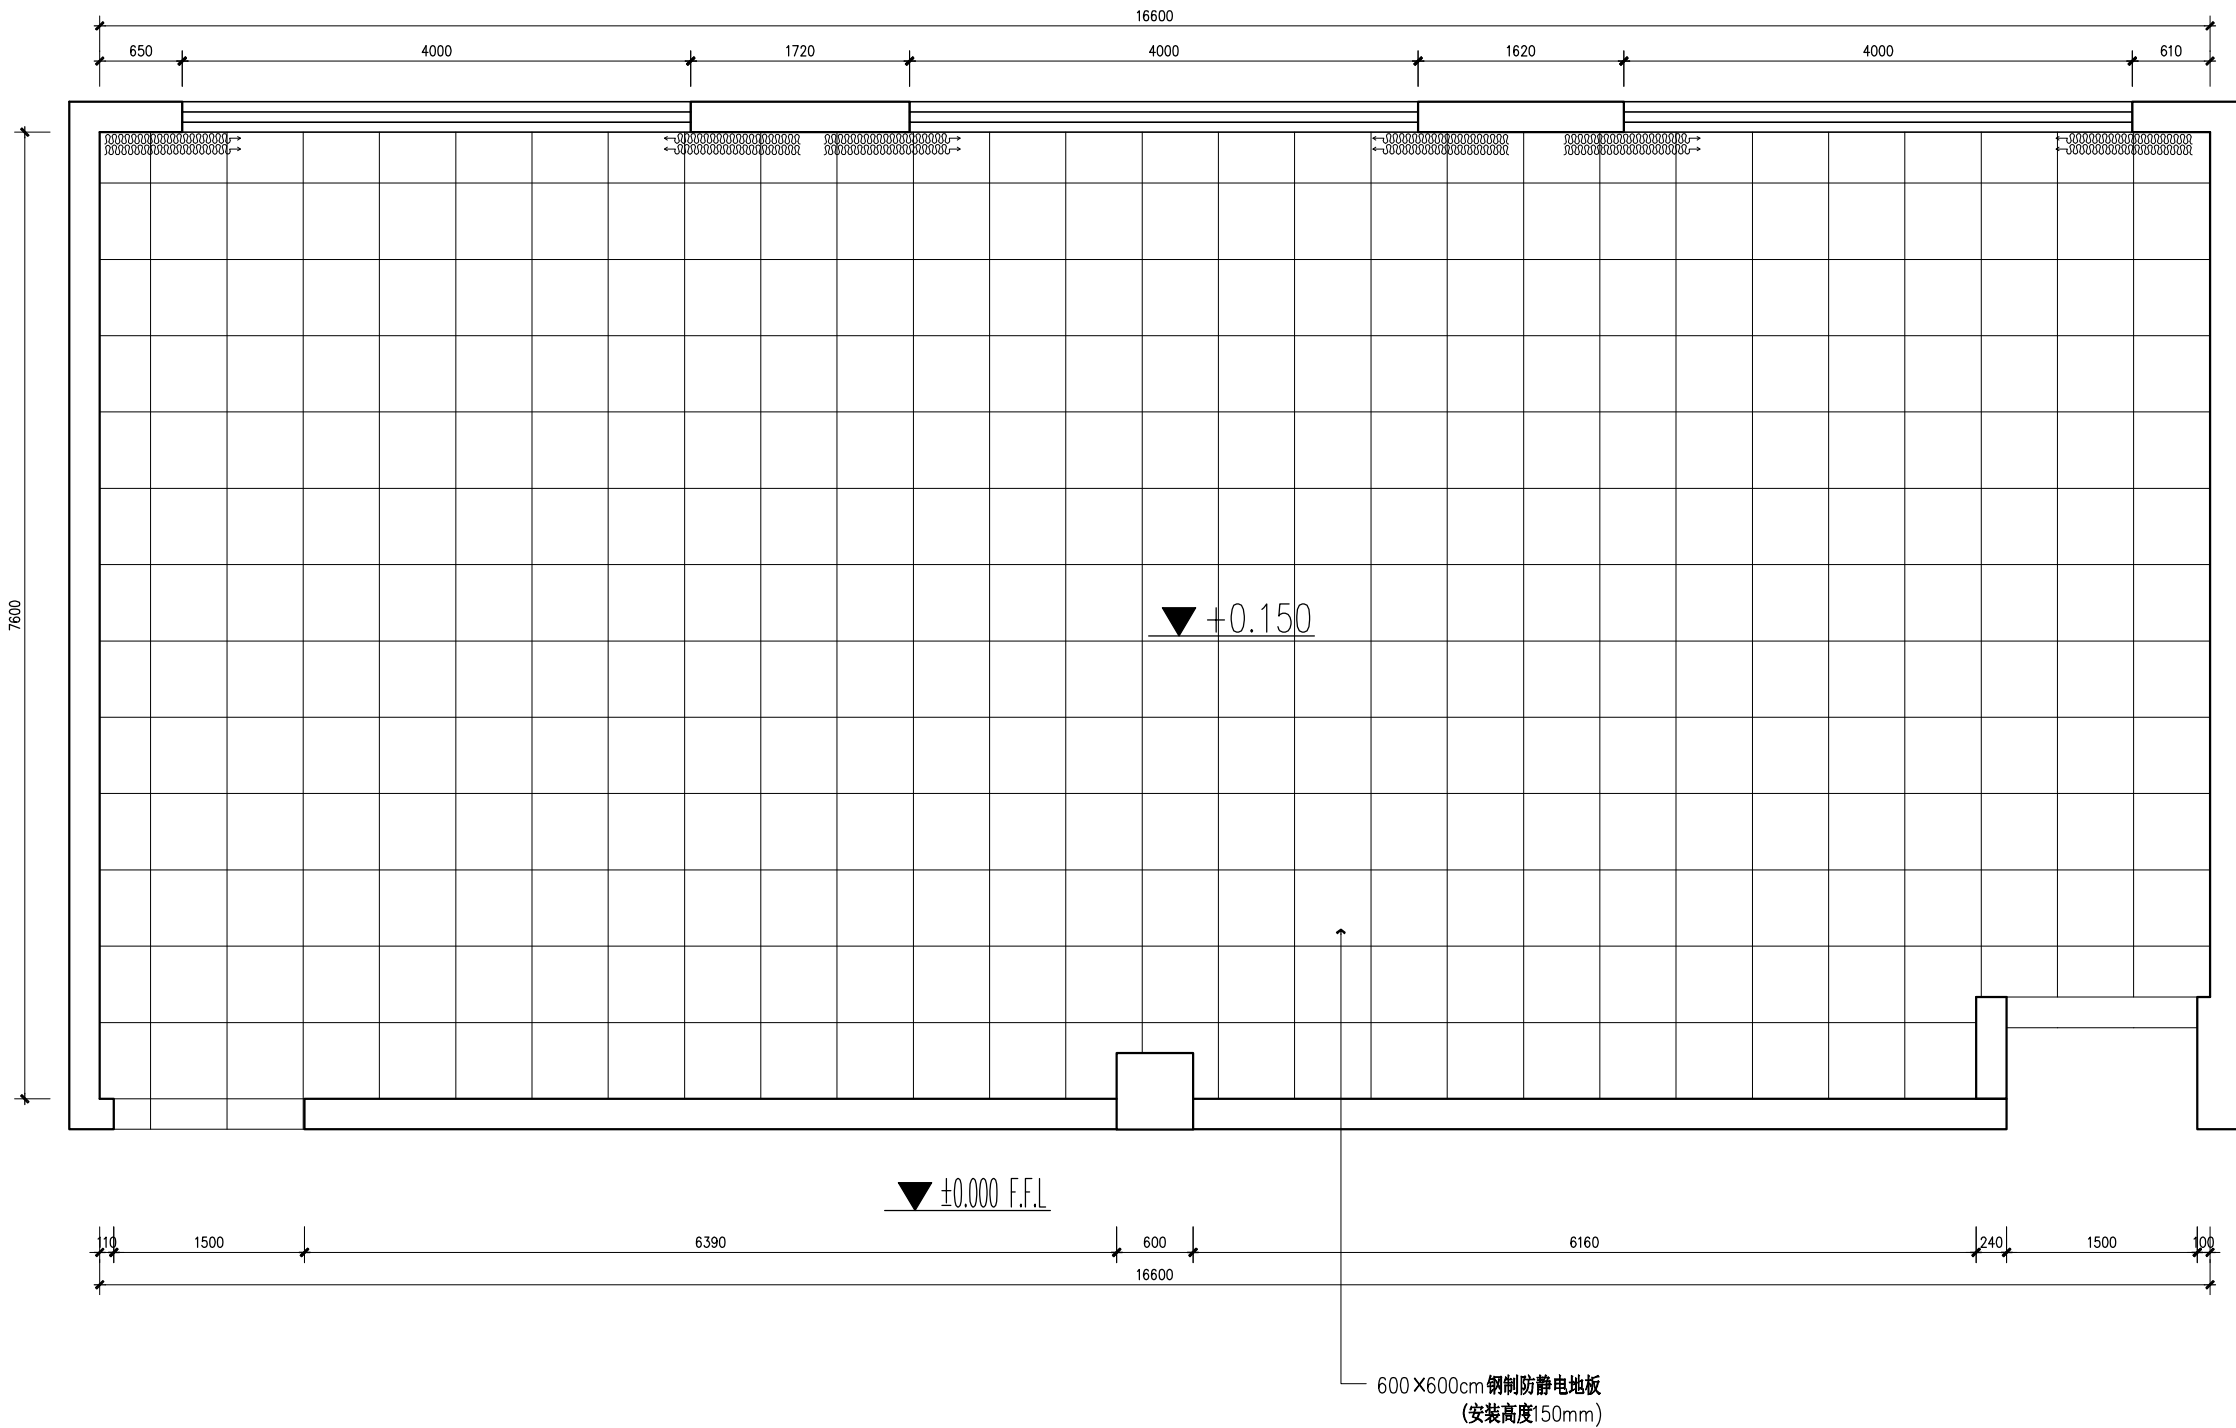

01  
ZS-P

204教室地面铺装图  
SCALE 1:50

建筑专业  
装修专业

ZS-01 /装施-01

项目负责	
专业负责	
审 定	
审 核	
校 核	
设 计	
制 图	

会签栏			
建 筑		电 气	
结 构		暖 通	
给排水		园 林	

执业注册章


勘察设计专用章（未盖出图专用章无效）

建设单位  
广西警察学院

项目名称（子项名称）  
广西警察学院信息技术学院信息安全实验室等三个实验室建设装修项目

图 名  
204教室天花布置图

设计号	GX20220713		
设计阶段	施工图	专 业	装 施
比 例	1: 50	图 号	204/PL-06
版 本 号	第一版	日 期	2022年07月

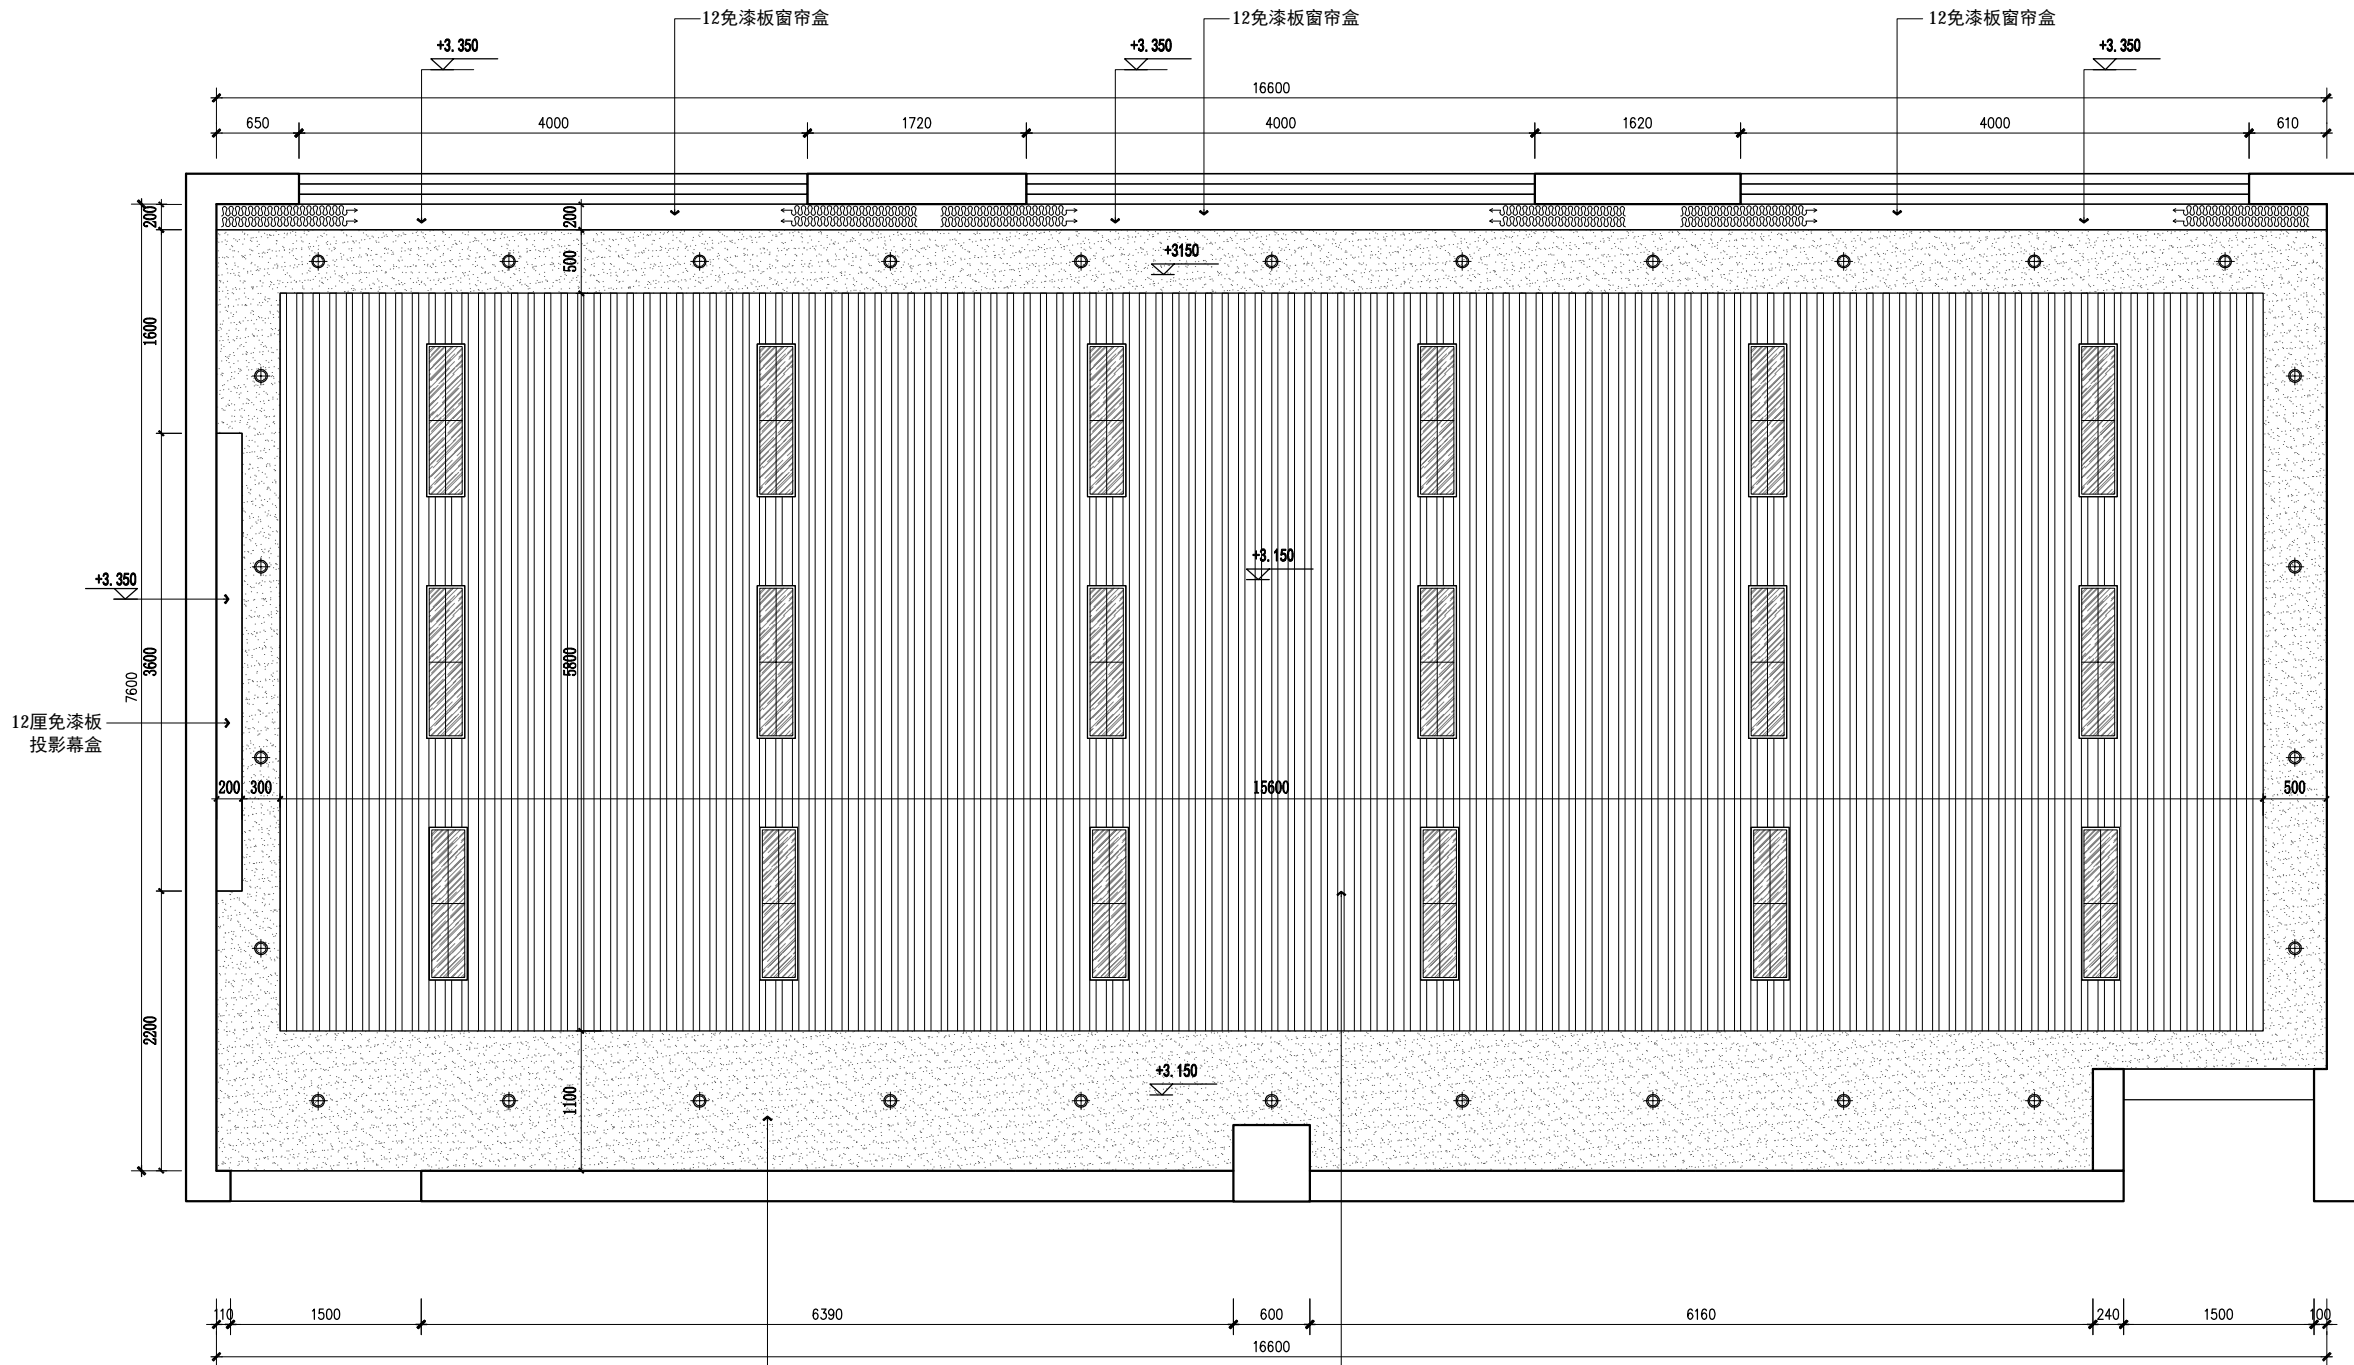

9mm厚阻燃板基层，封  
9mm厚防潮石膏板吊顶，  
面刷腻子及白色乳胶漆  
各两遍（50系轻钢龙骨  
不上人吊顶）

铝制方通吊顶（规格50×  
90mm\*0.5mm\*3000mm长，  
@80, 50系轻钢龙骨不上人吊顶）

图例	名 称	安装高度
●	单制开关	H: 1350
●	双开双控制位	H: 1350


编号	图例	名称	备注
1	▨	300*1200mmLED灯盘	嵌入式安装 220V,48W, 6500 K
2	⊕	筒灯	嵌入式安装·开孔85mm 220V,9W, 4000 K

01  
ZS-P

204教室天花布置图  
SCALE 1:50

建筑专业  
装修专业

ZS-01 /装施-01

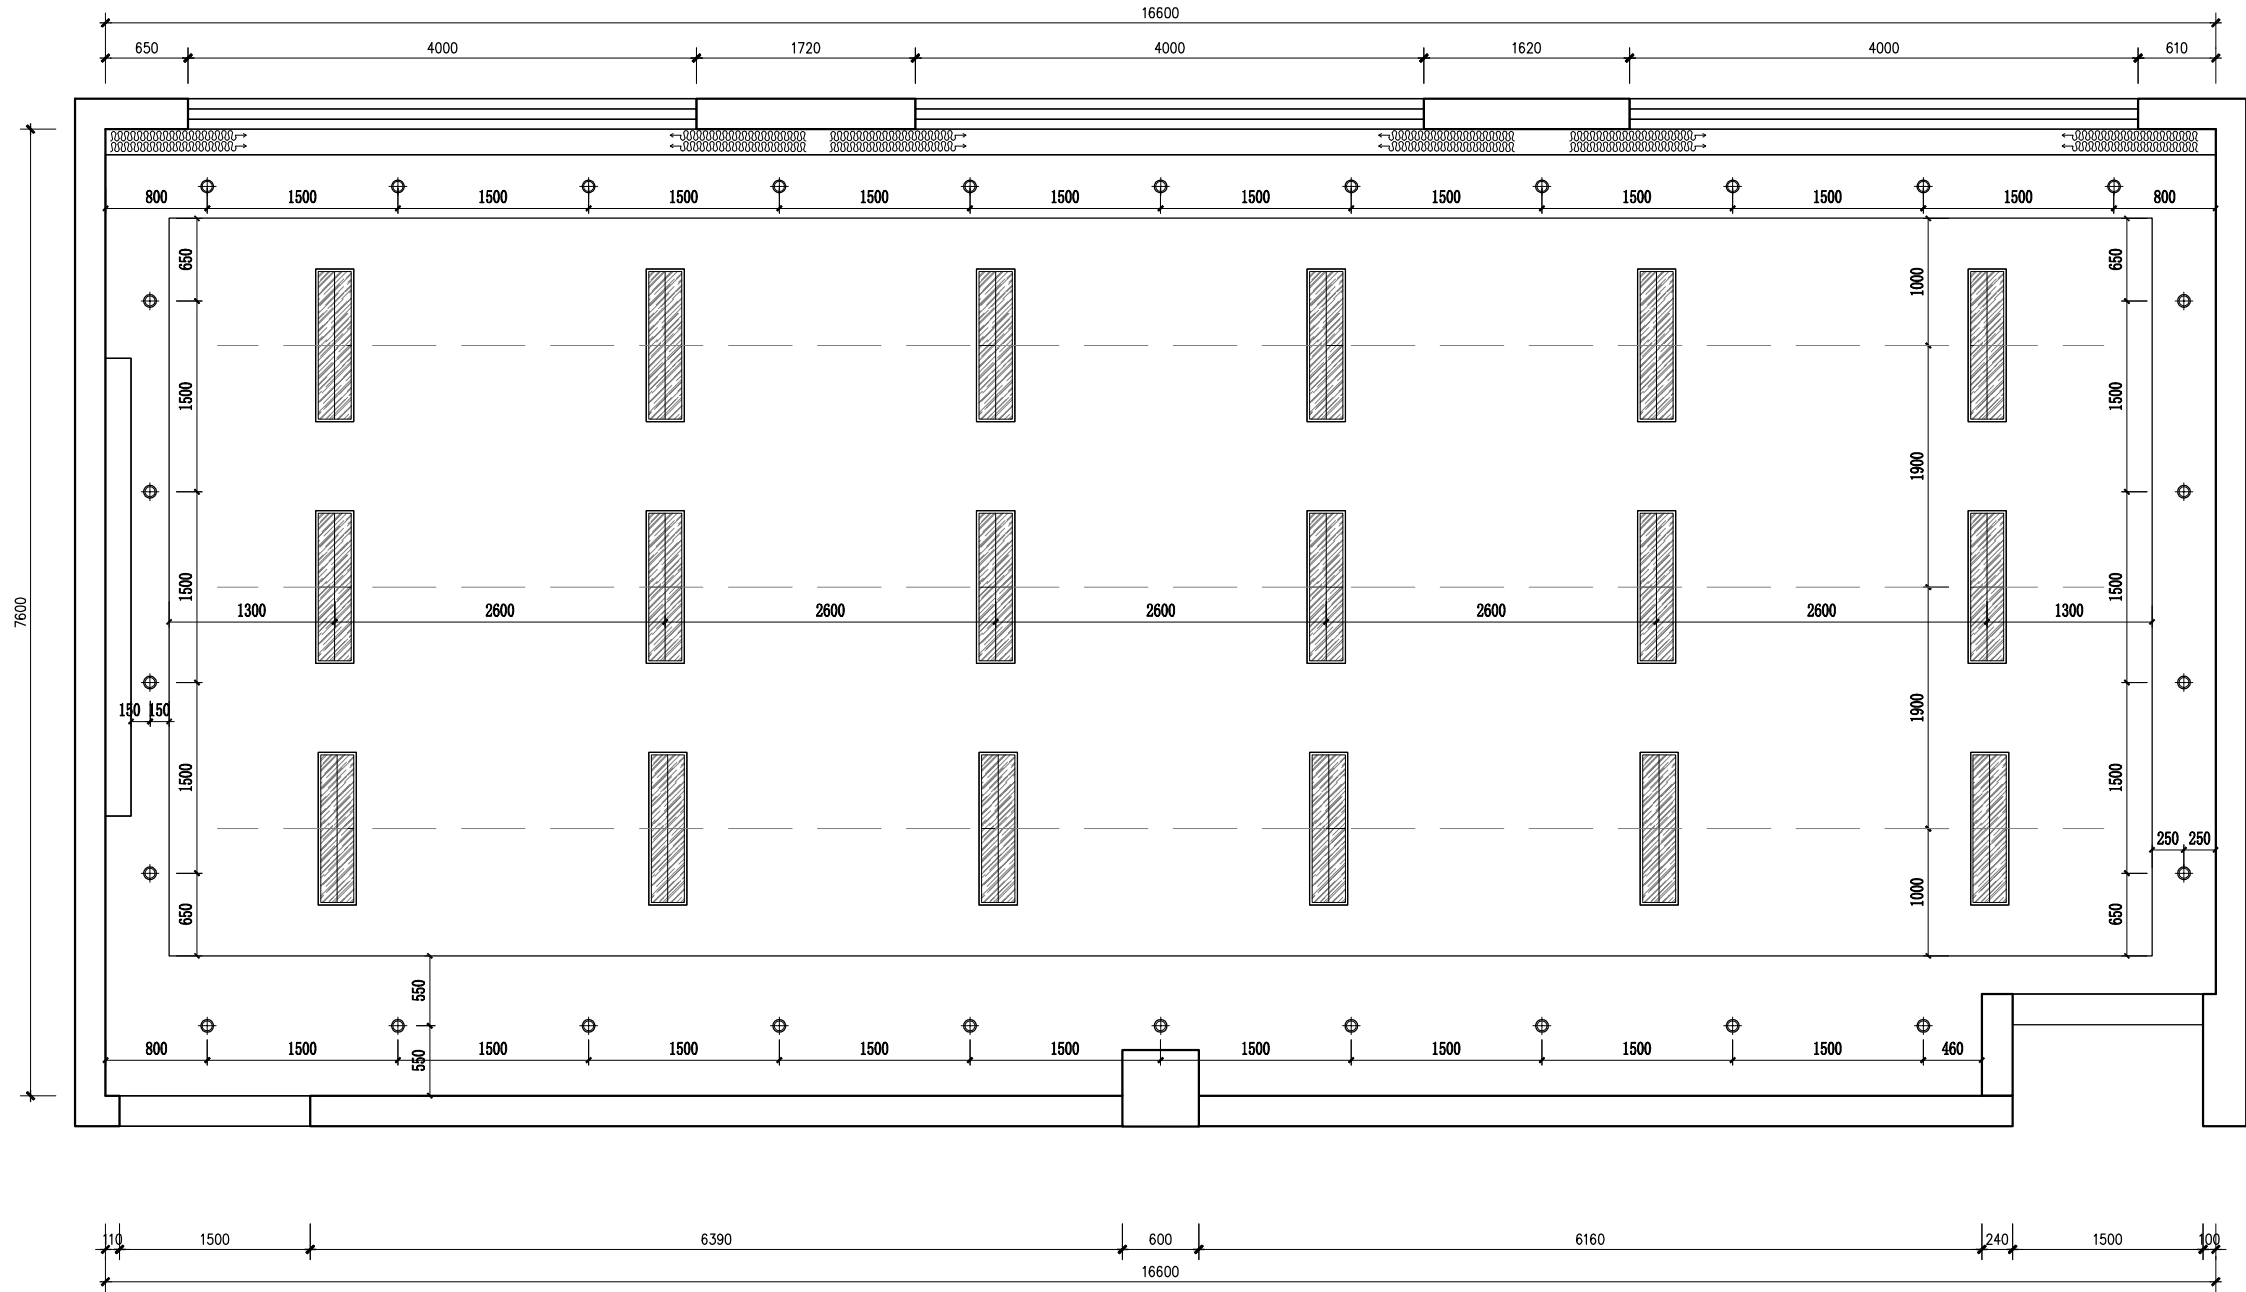

图例	名 称	安 装 高 度
	单制开关	H: 1350
	双开双控制位	H: 1350

编号	图例	名称	备注
1		300*1200mmLED灯盘	嵌入式安装 220V,48W, 6500 K
2		筒灯	嵌入式安装·开孔85mm 220V,9W, 4000 K

01  
ZS-P

204教室灯具定位图  
SCALE 1:50

项目负责	
专业负责	
审 定	
审 核	
校 核	
设 计	
制 图	

会签栏			
建 筑		电 气	
结 构		暖 通	
给排水		园 林	

执业注册章

勘察设计专用章（未盖出图专用章无效）

建设单位  
广西警察学院


项目名称（子项名称）  
广西警察学院信息技术学院信息安全实验室等三个实验室建设装修项目

图 名  
204教室灯具定位图

设计号	GX20220713		
设计阶段	施工图	专 业	装 施
比 例	1: 50	图 号	204/PL-07
版 本 号	第一版	日 期	2022年07月

建筑专业  
装修专业

ZS-01 /装施-01

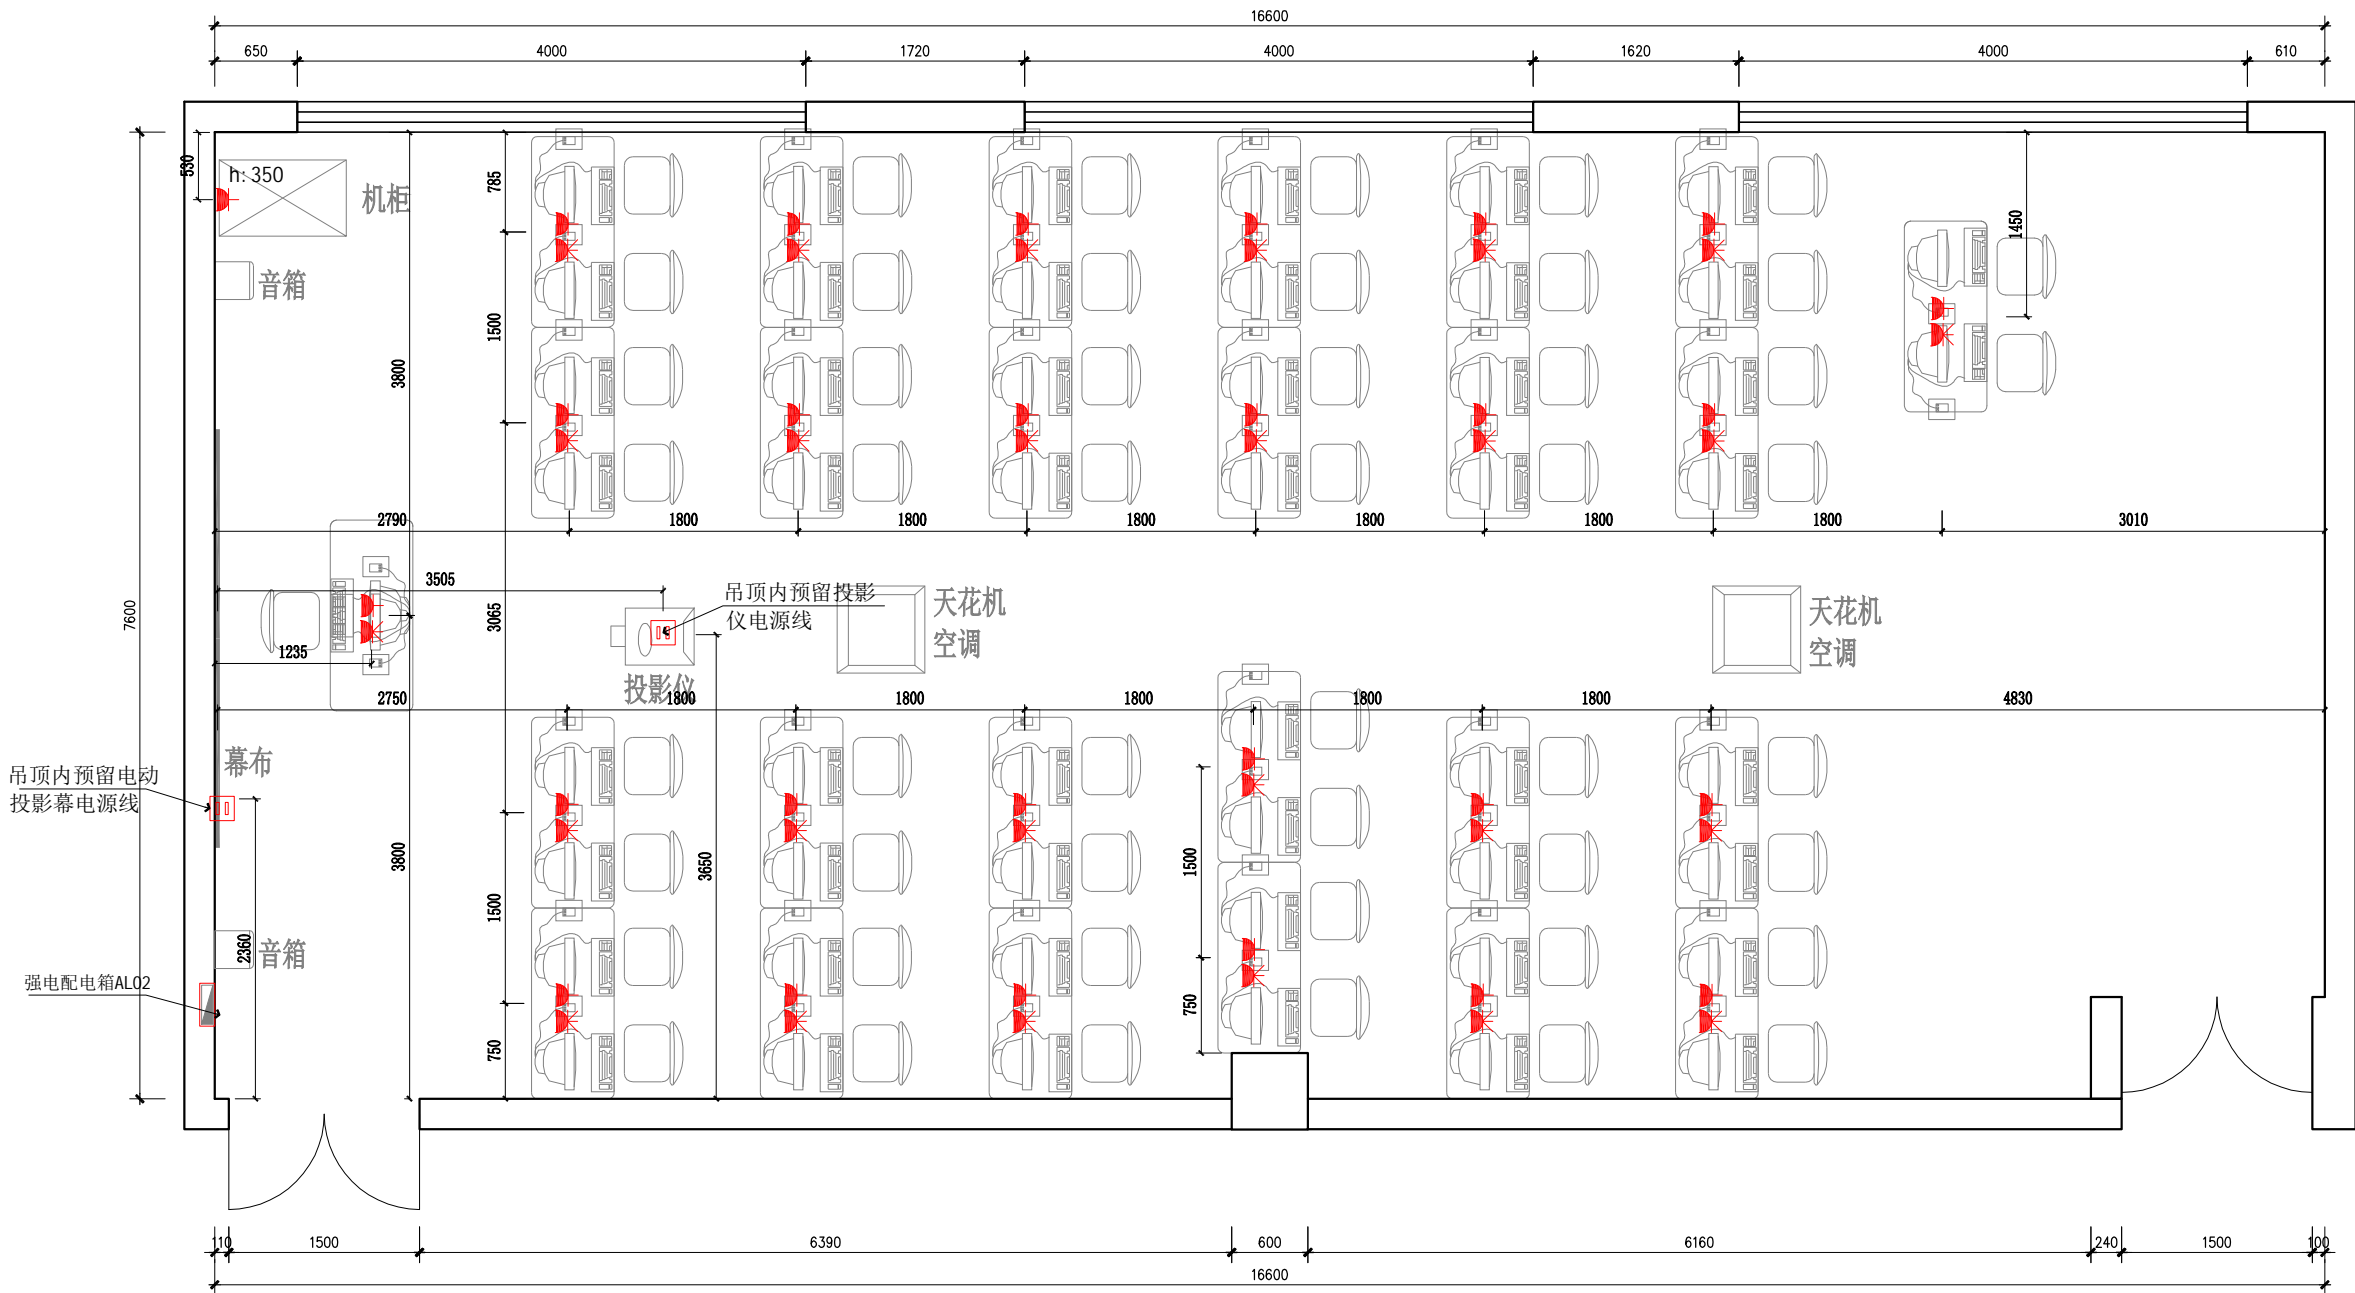

注：所有强弱电插座面板贴临并等高安装于电脑桌上

图例	名 称	备 注	图例	名 称	备 注
	五孔插座	装于电脑桌上		预留电源线	
	四位插座	装于电脑桌上		强电配电箱	H: 1600mm
	网络信号水晶头	接网线装于电脑桌上		网络机柜	H: 400mm
	音箱信号	装于墙上 H=2400mm			

项目负责	
专业负责	
审 定	
审 核	
校 核	
设 计	
制 图	

会签栏		
建 筑		电 气
结 构		暖 通
给排水		园 林

执业注册章

勘察设计专用章（未盖出图专用章无效）

建设单位  
广西警察学院

项目名称（子项名称）  
广西警察学院信息技术学院信息安全实验室等三个实验室建设装修项目

图 名  
204教室强电插座布置图

设 计 号	GX20220713		
设计阶段	施工图	专 业	装 施
比 例	1: 50	图 号	204/DS-02
版 本 号	第一版	日 期	2022年07月

01  
ZS-P


204教室强电插座布置图

SCALE 1:50



建筑专业  
装修专业

ZS-01 /装施-01

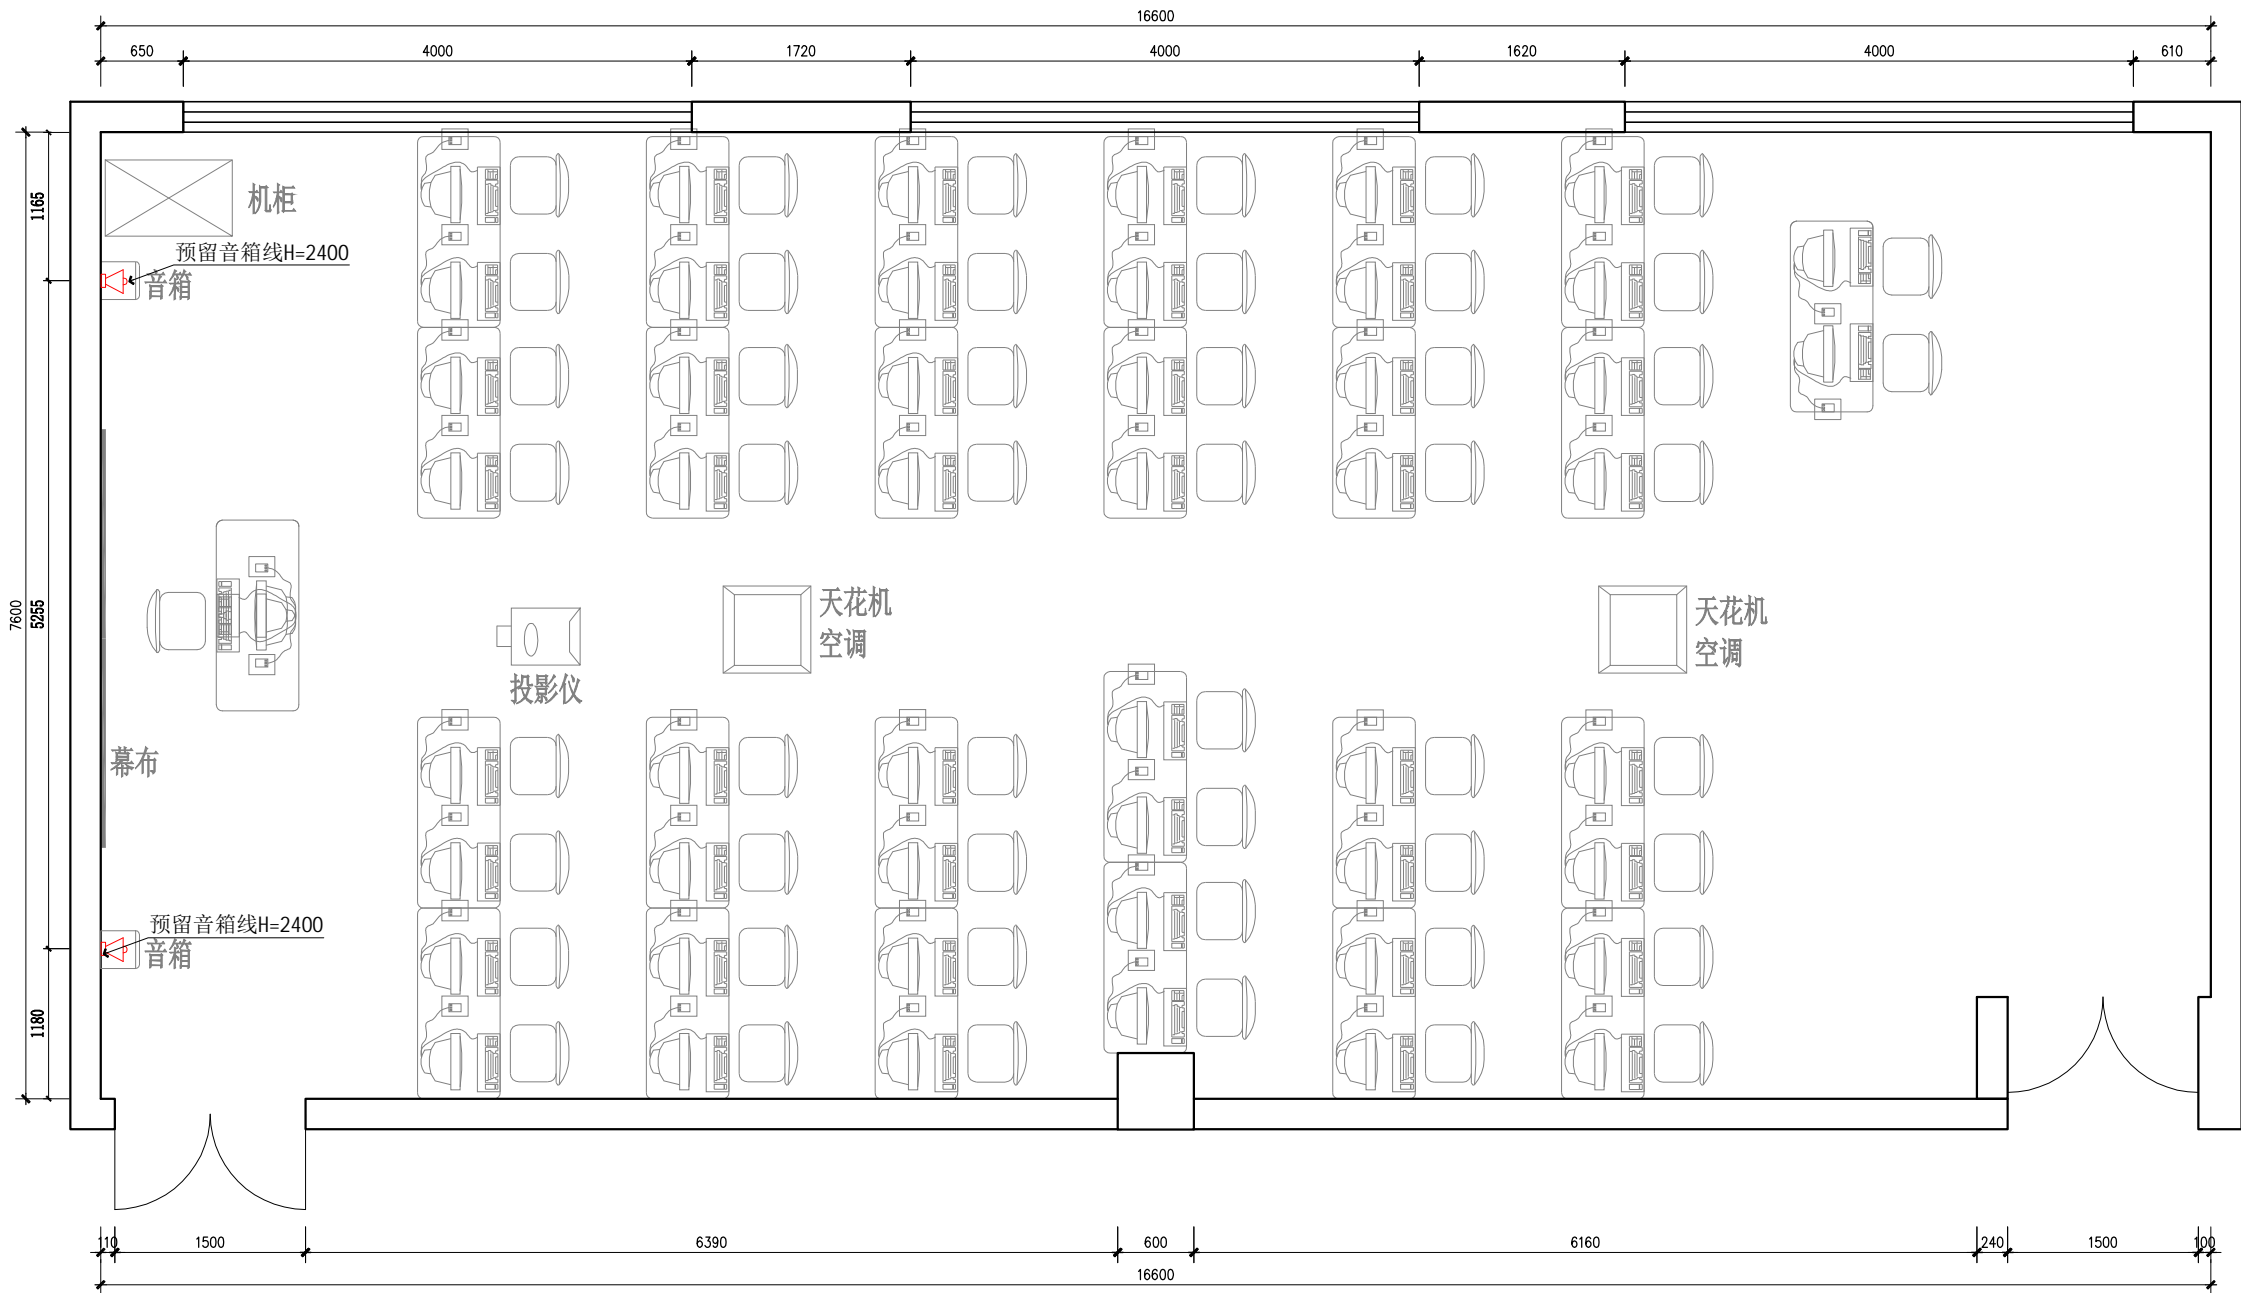

注：所有强弱电插座面板贴临并等高安装于电脑桌上

图例	名 称	备 注	图例	名 称	备 注
	五孔插座	装于电脑桌上		预留电源线	
	四位插座	装于电脑桌上		强电配电箱	H: 1600mm
	网络信号水晶头	接网线装于电脑桌上		网络机柜	H: 400mm
	音箱信号	装于墙上 H=2400mm			

01  
ZS-P

204教室弱电布置图  
SCALE 1:50

项目负责	
专业负责	
审 定	
审 核	
校 核	
设 计	
制 图	

会签栏			
建 筑		电 气	
结 构		暖 通	
给排水		园 林	

执业注册章

勘察设计专用章（未盖出图专用章无效）

建设单位  
广西警察学院

项目名称（子项名称）  
广西警察学院信息技术学院信息安全实验室等三个实验室建设装修项目


图 名  
204教室弱电布置图

设 计 号	GX20220713		
设计阶段	施工图	专 业	装 施
比 例	1: 50	图 号	204/DS-03
版 本 号	第一版	日 期	2022年07月



建筑专业  
装修专业

ZS-01 /装施-01

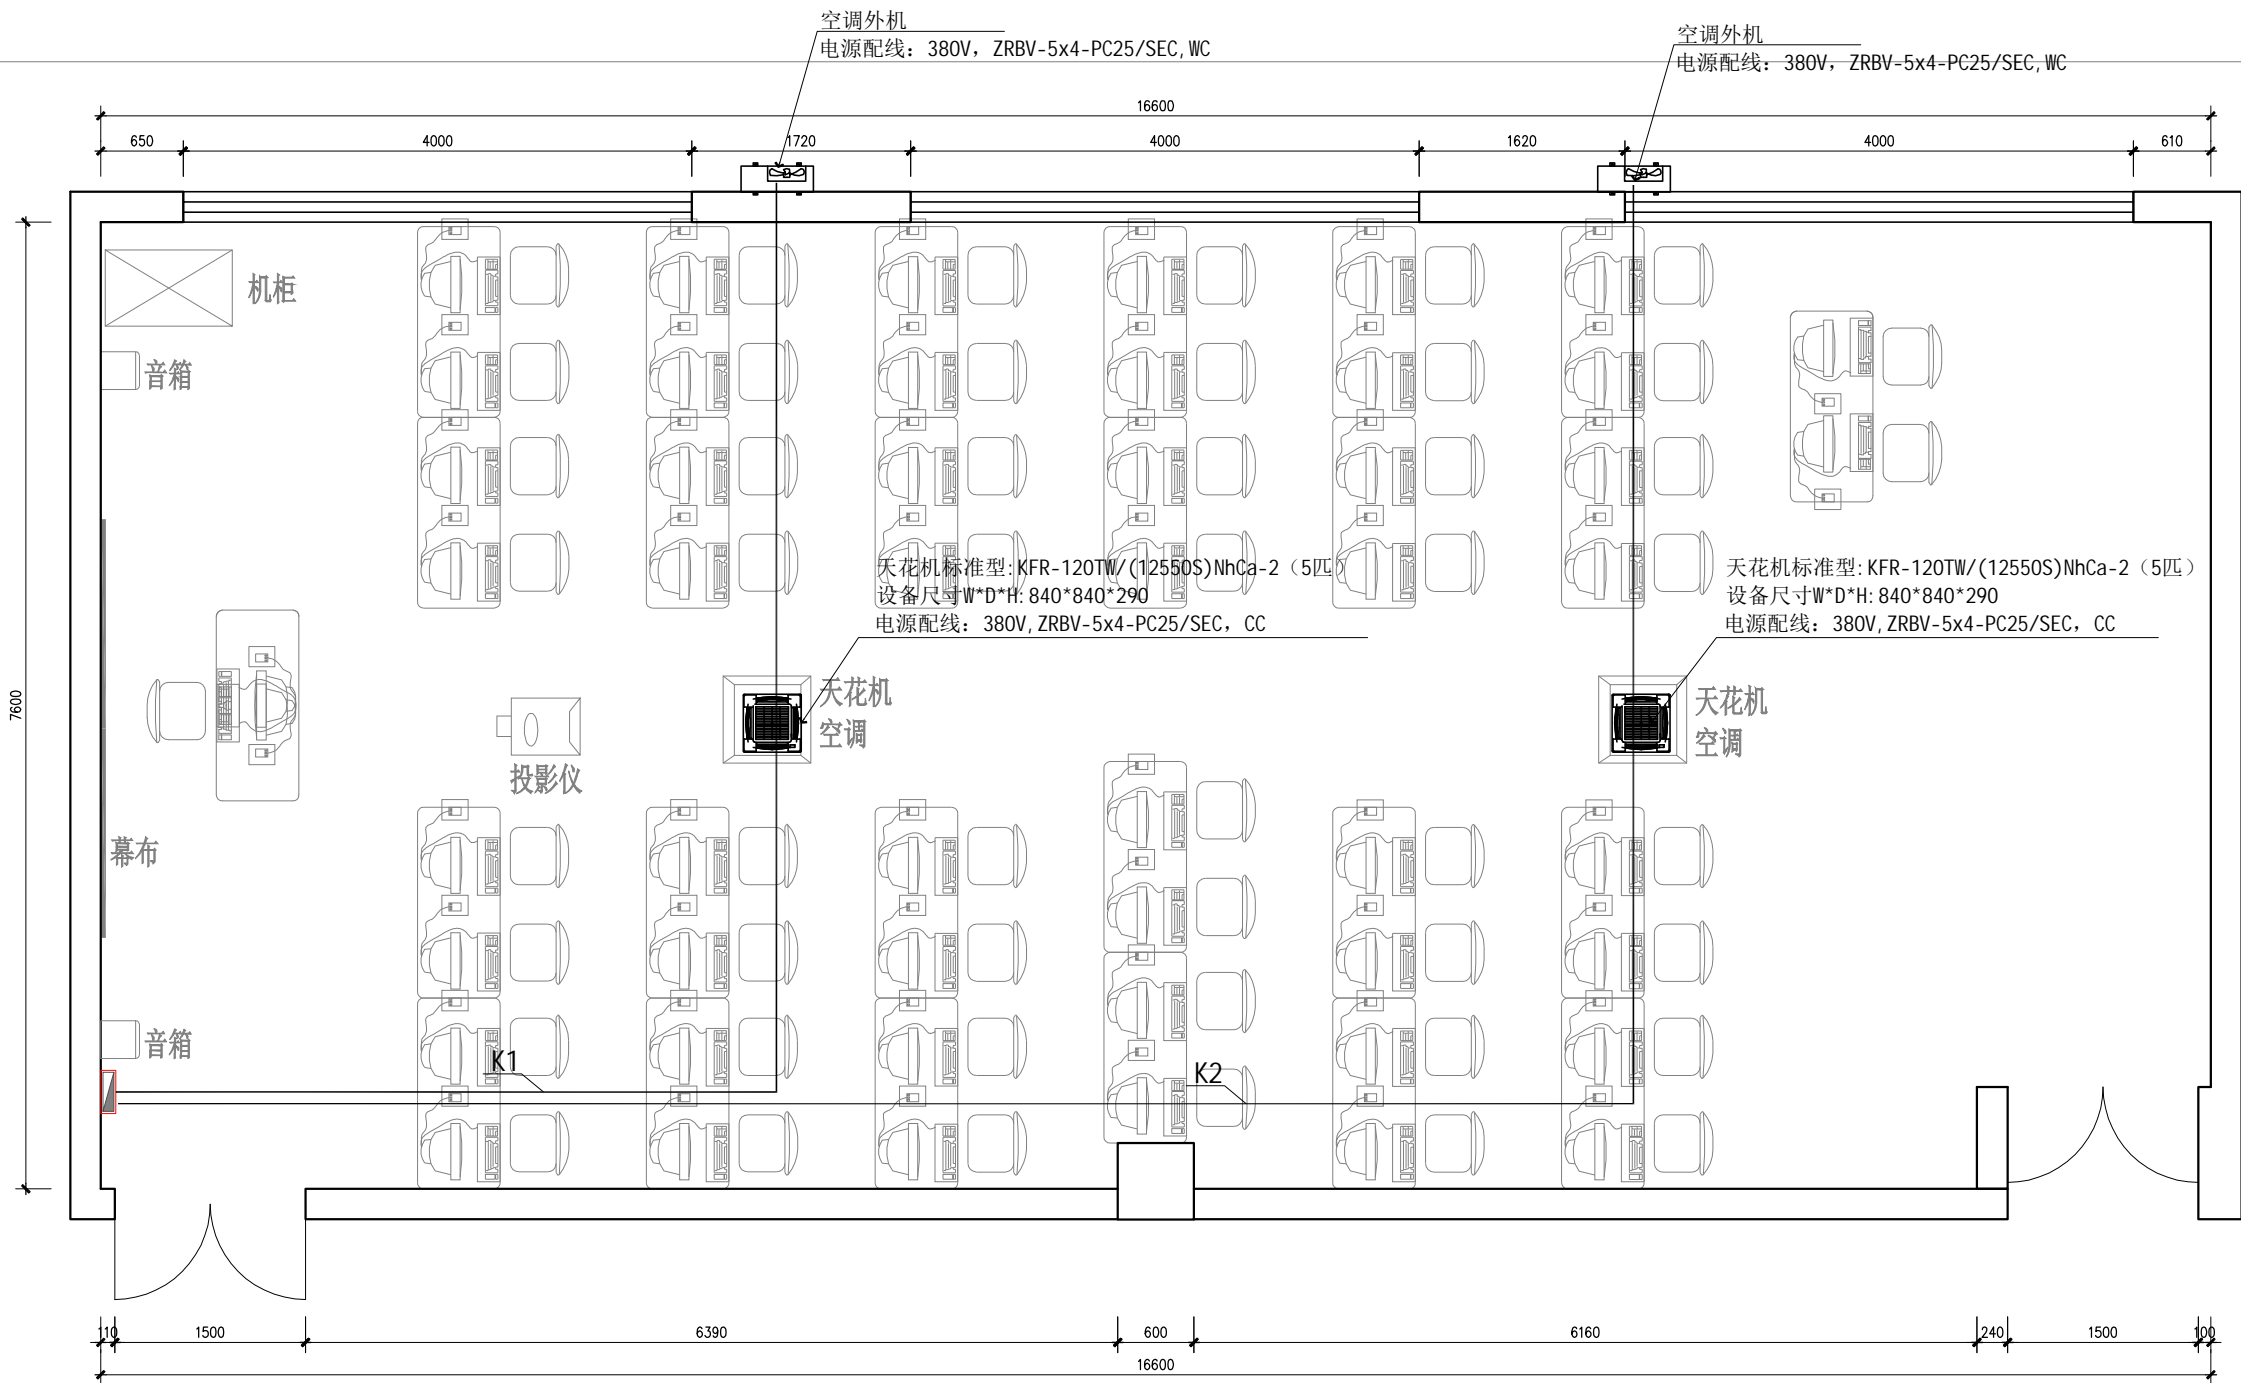

项目负责	
专业负责	
审 定	
审 核	
校 核	
设 计	
制 图	

会签栏			
建 筑		电 气	
结 构		暖 通	
给排水		园 林	

执业注册章

勘察设计专用章（未盖出图专用章无效）

建设单位  
广西警察学院

项目名称（子项名称）  
广西警察学院信息技术学院信息安  
全实验室等三个实验室建设装修项目

图 名  
204教室空调系统布置图

设 计 号	GX20220713		
设计阶段	施工图	专 业	装 施
比 例	1: 50	图 号	204/DS-05
版 本 号	第一版	日 期	2022年07月

建筑专业  
装修专业

ZS-01 / 装施-01

项目负责	
专业负责	
审 定	
审 核	
校 核	
设 计	
制 图	

会签栏			
建 筑		电 气	
结 构		暖 通	
给排水		园 林	

执业注册章


勘察设计专用章（未盖出图专用章无效）

建设单位  
广西警察学院


项目名称（子项名称）  
广西警察学院信息技术学院信息安全实验室等三个实验室建设装修项目

图 名  
207教室家具平面布置图

设 计 号	GX20220713		
设计阶段	施工图	专 业	装 施
比 例	1: 50	图 号	207/PL-03
版 本 号	第一版	日 期	2022年07月

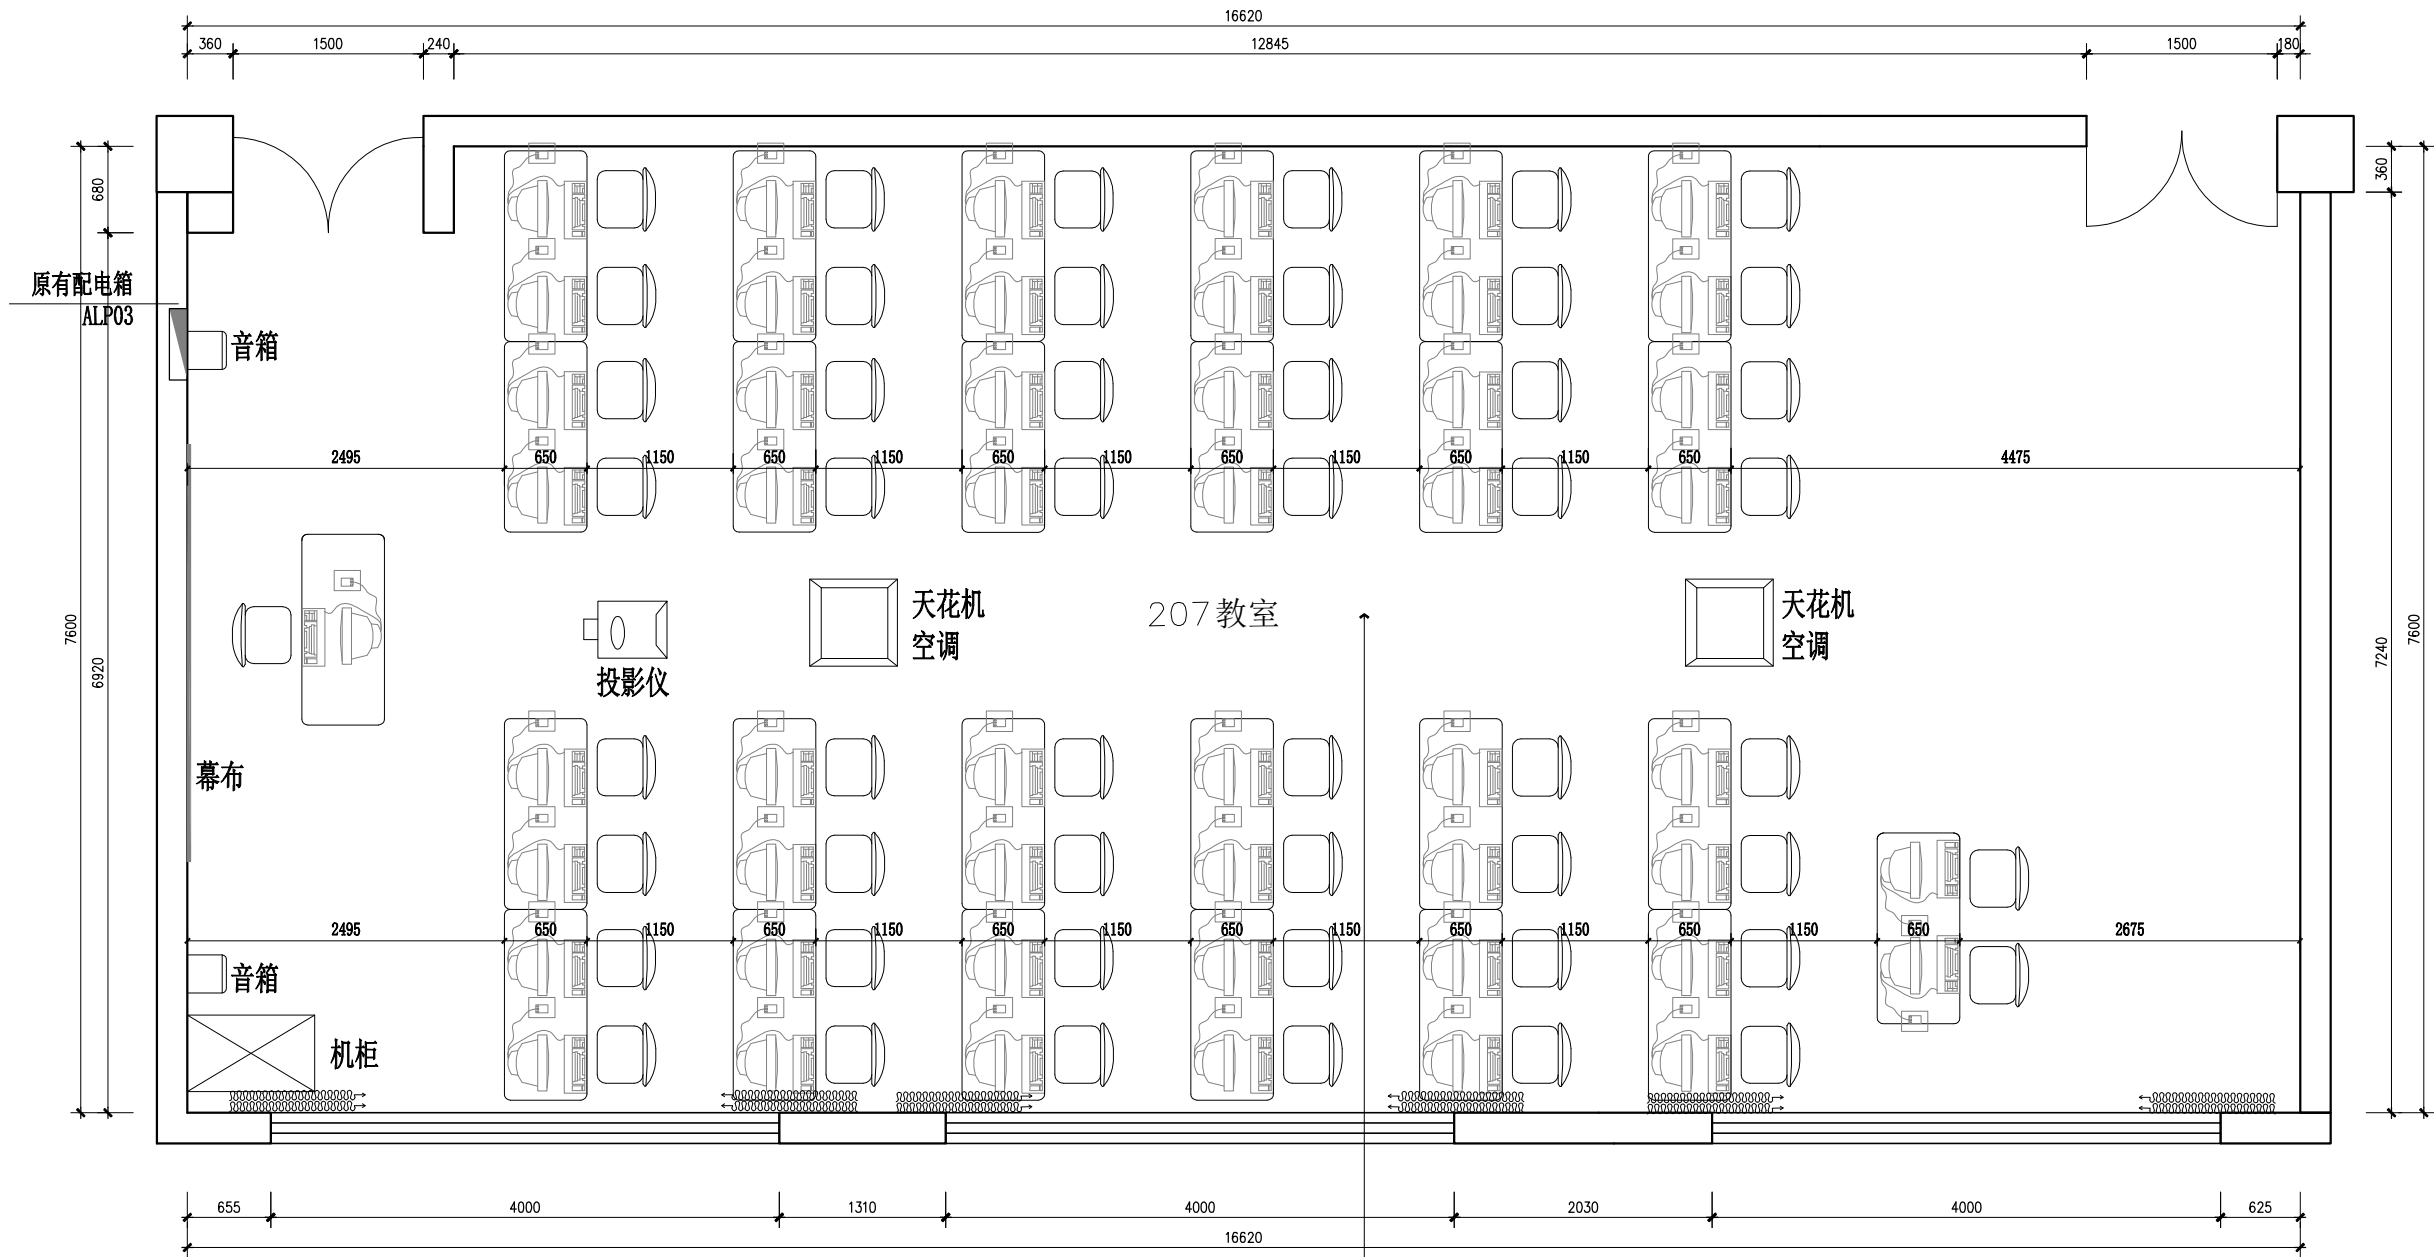

注：1）本教室建筑面积为126.32m²，吊顶高度为3.15米，防静电地板抬高150mm  
2）本教室共26张电脑桌（650\*1500mm长）、51台电脑、投影仪一台、投影幕一套、音箱2套、机柜一台、天花机三台

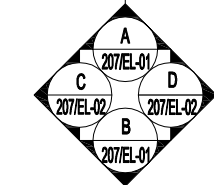

01  
ZS-P  
207教室家具平面布置图  
SCALE 1:50

建筑专业  
装修专业

ZS-01 / 装施-01

项目负责	
专业负责	
审 定	
审 核	
校 核	
设 计	
制 图	

会签栏			
建 筑		电 气	
结 构		暖 通	
给排水		园 林	

执业注册章


勘察设计专用章（未盖出图专用章无效）

建设单位  
广西警察学院


项目名称（子项名称）  
广西警察学院信息技术学院信息安全实验室等三个实验室建设装修项目

图 名  
207教室地面铺装图

设 计 号	GX20220713		
设计阶段	施工图	专 业	装 施
比 例	1: 50	图 号	207/PL-04
版 本 号	第一版	日 期	2022年07月

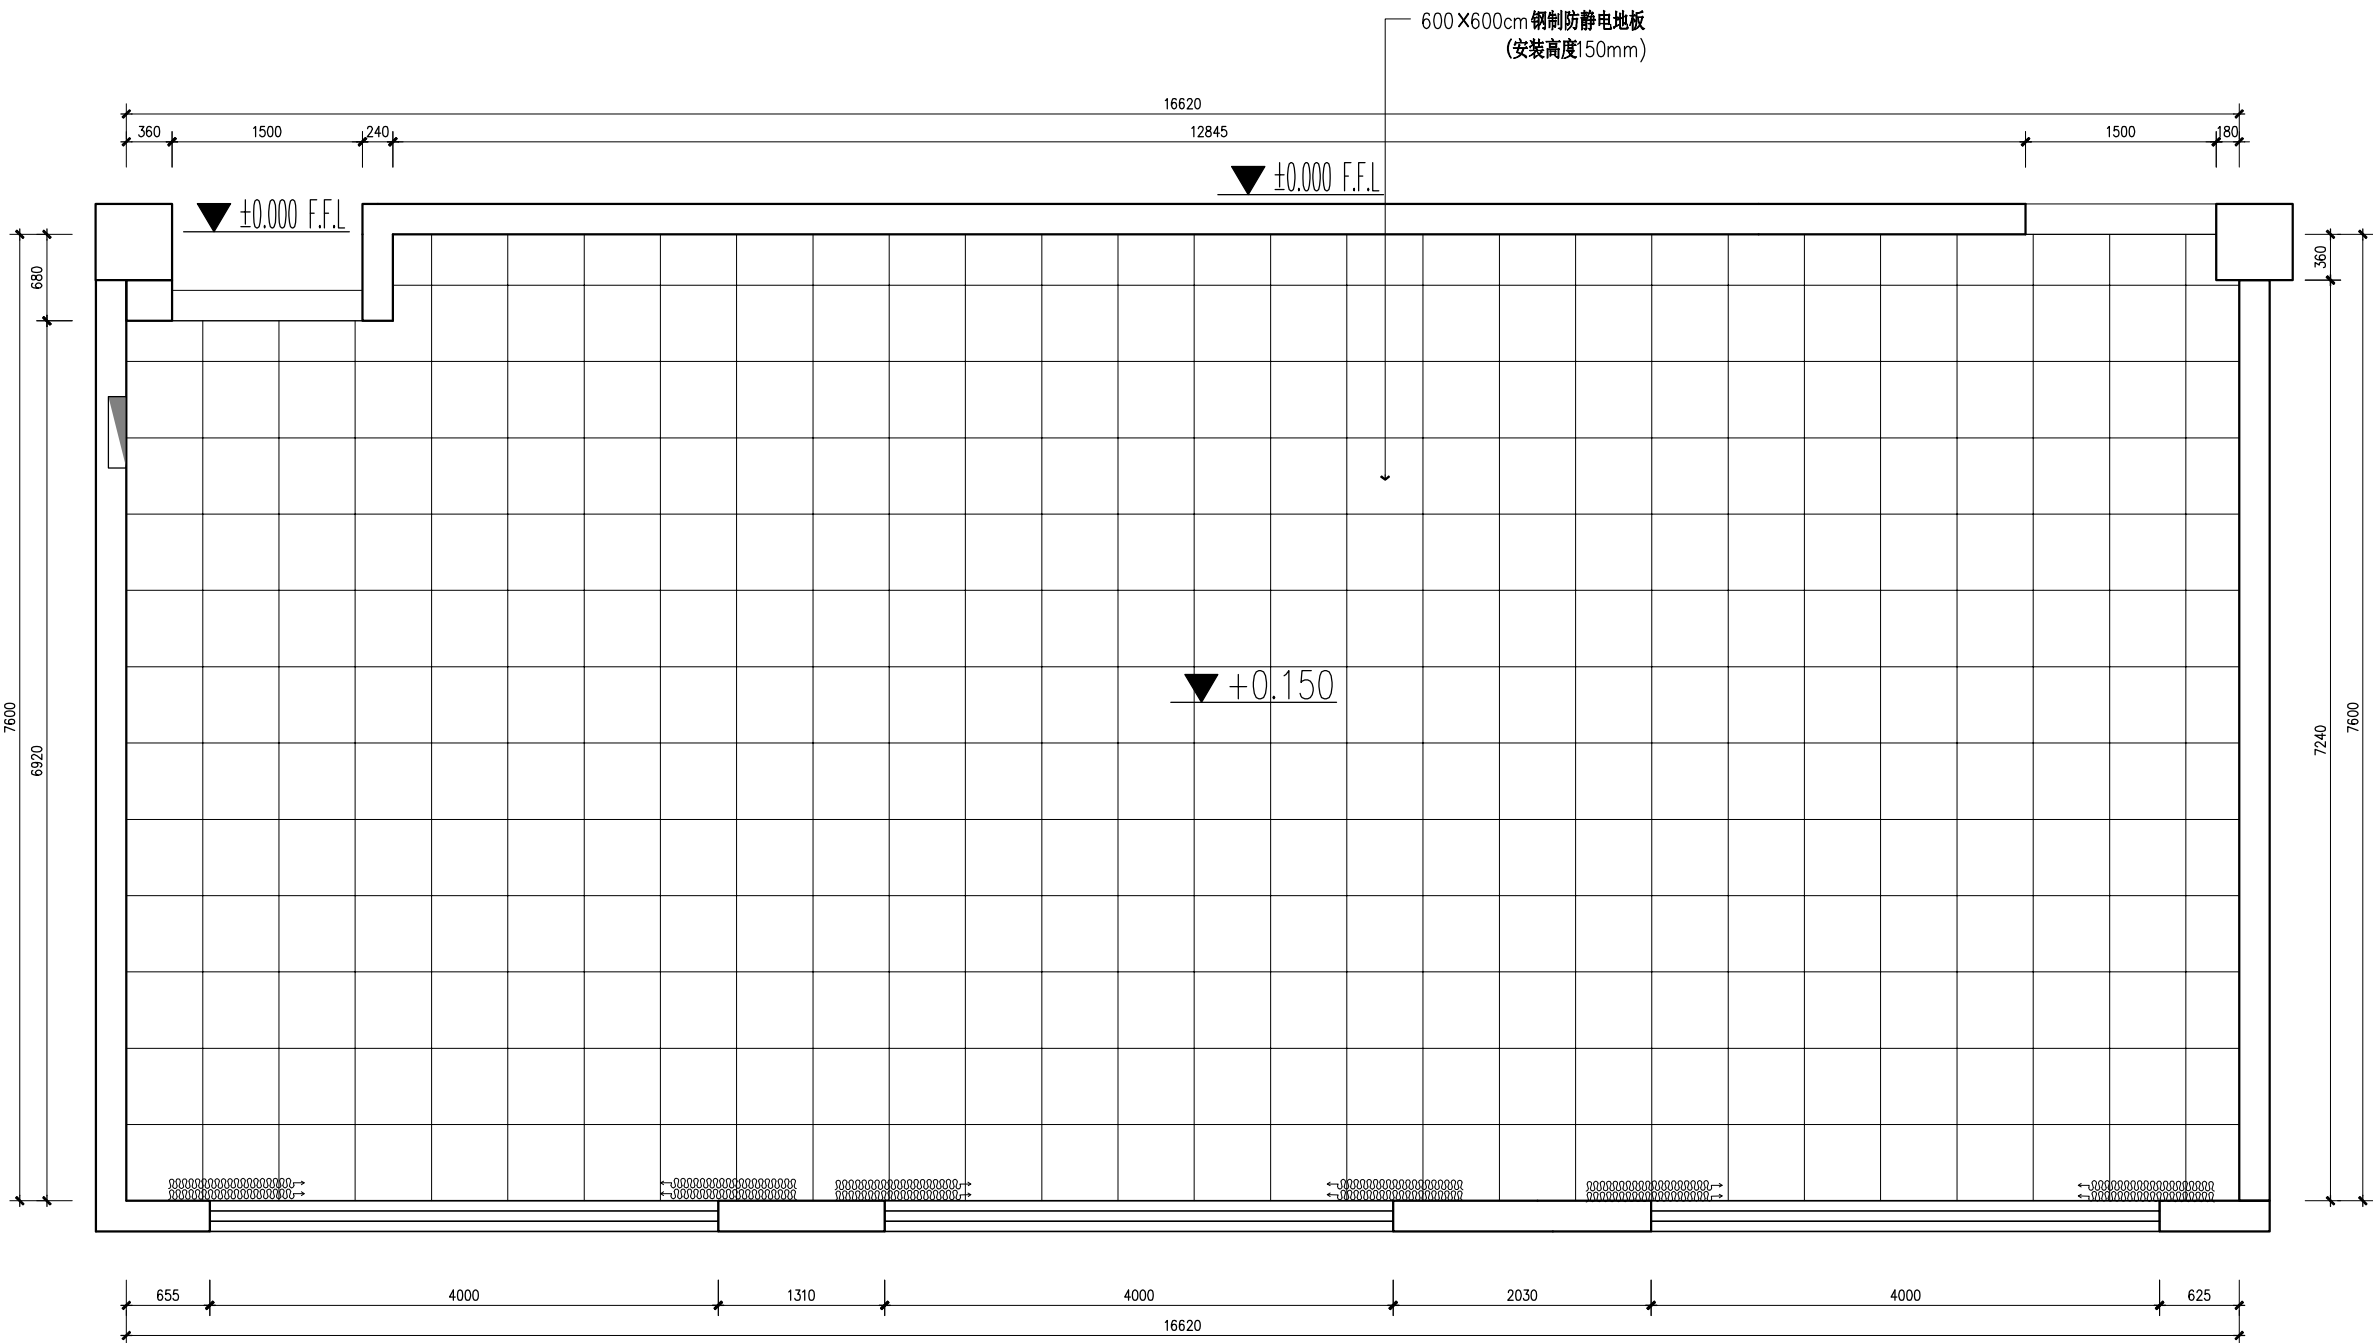

铺贴方向表示图例:

 

01  
ZS-P

207教室地面铺装图  
SCALE 1:50

建筑专业  
装修专业

ZS-01 /装施-01

项目负责	
专业负责	
审 定	
审 核	
校 核	
设 计	
制 图	

会签栏		
建 筑		电 气
结 构		暖 通
给排水		园 林

执业注册章


勘察设计专用章（未盖出图专用章无效）

建设单位  
广西警察学院

项目名称（子项名称）  
广西警察学院信息技术学院信息安全实验室等三个实验室建设装修项目

图 名  
207教室天花布置图

设计号	GX20220713		
设计阶段	施工图	专 业	装 施
比 例	1: 50	图 号	207/PL-05
版 本 号	第一版	日 期	2022年07月

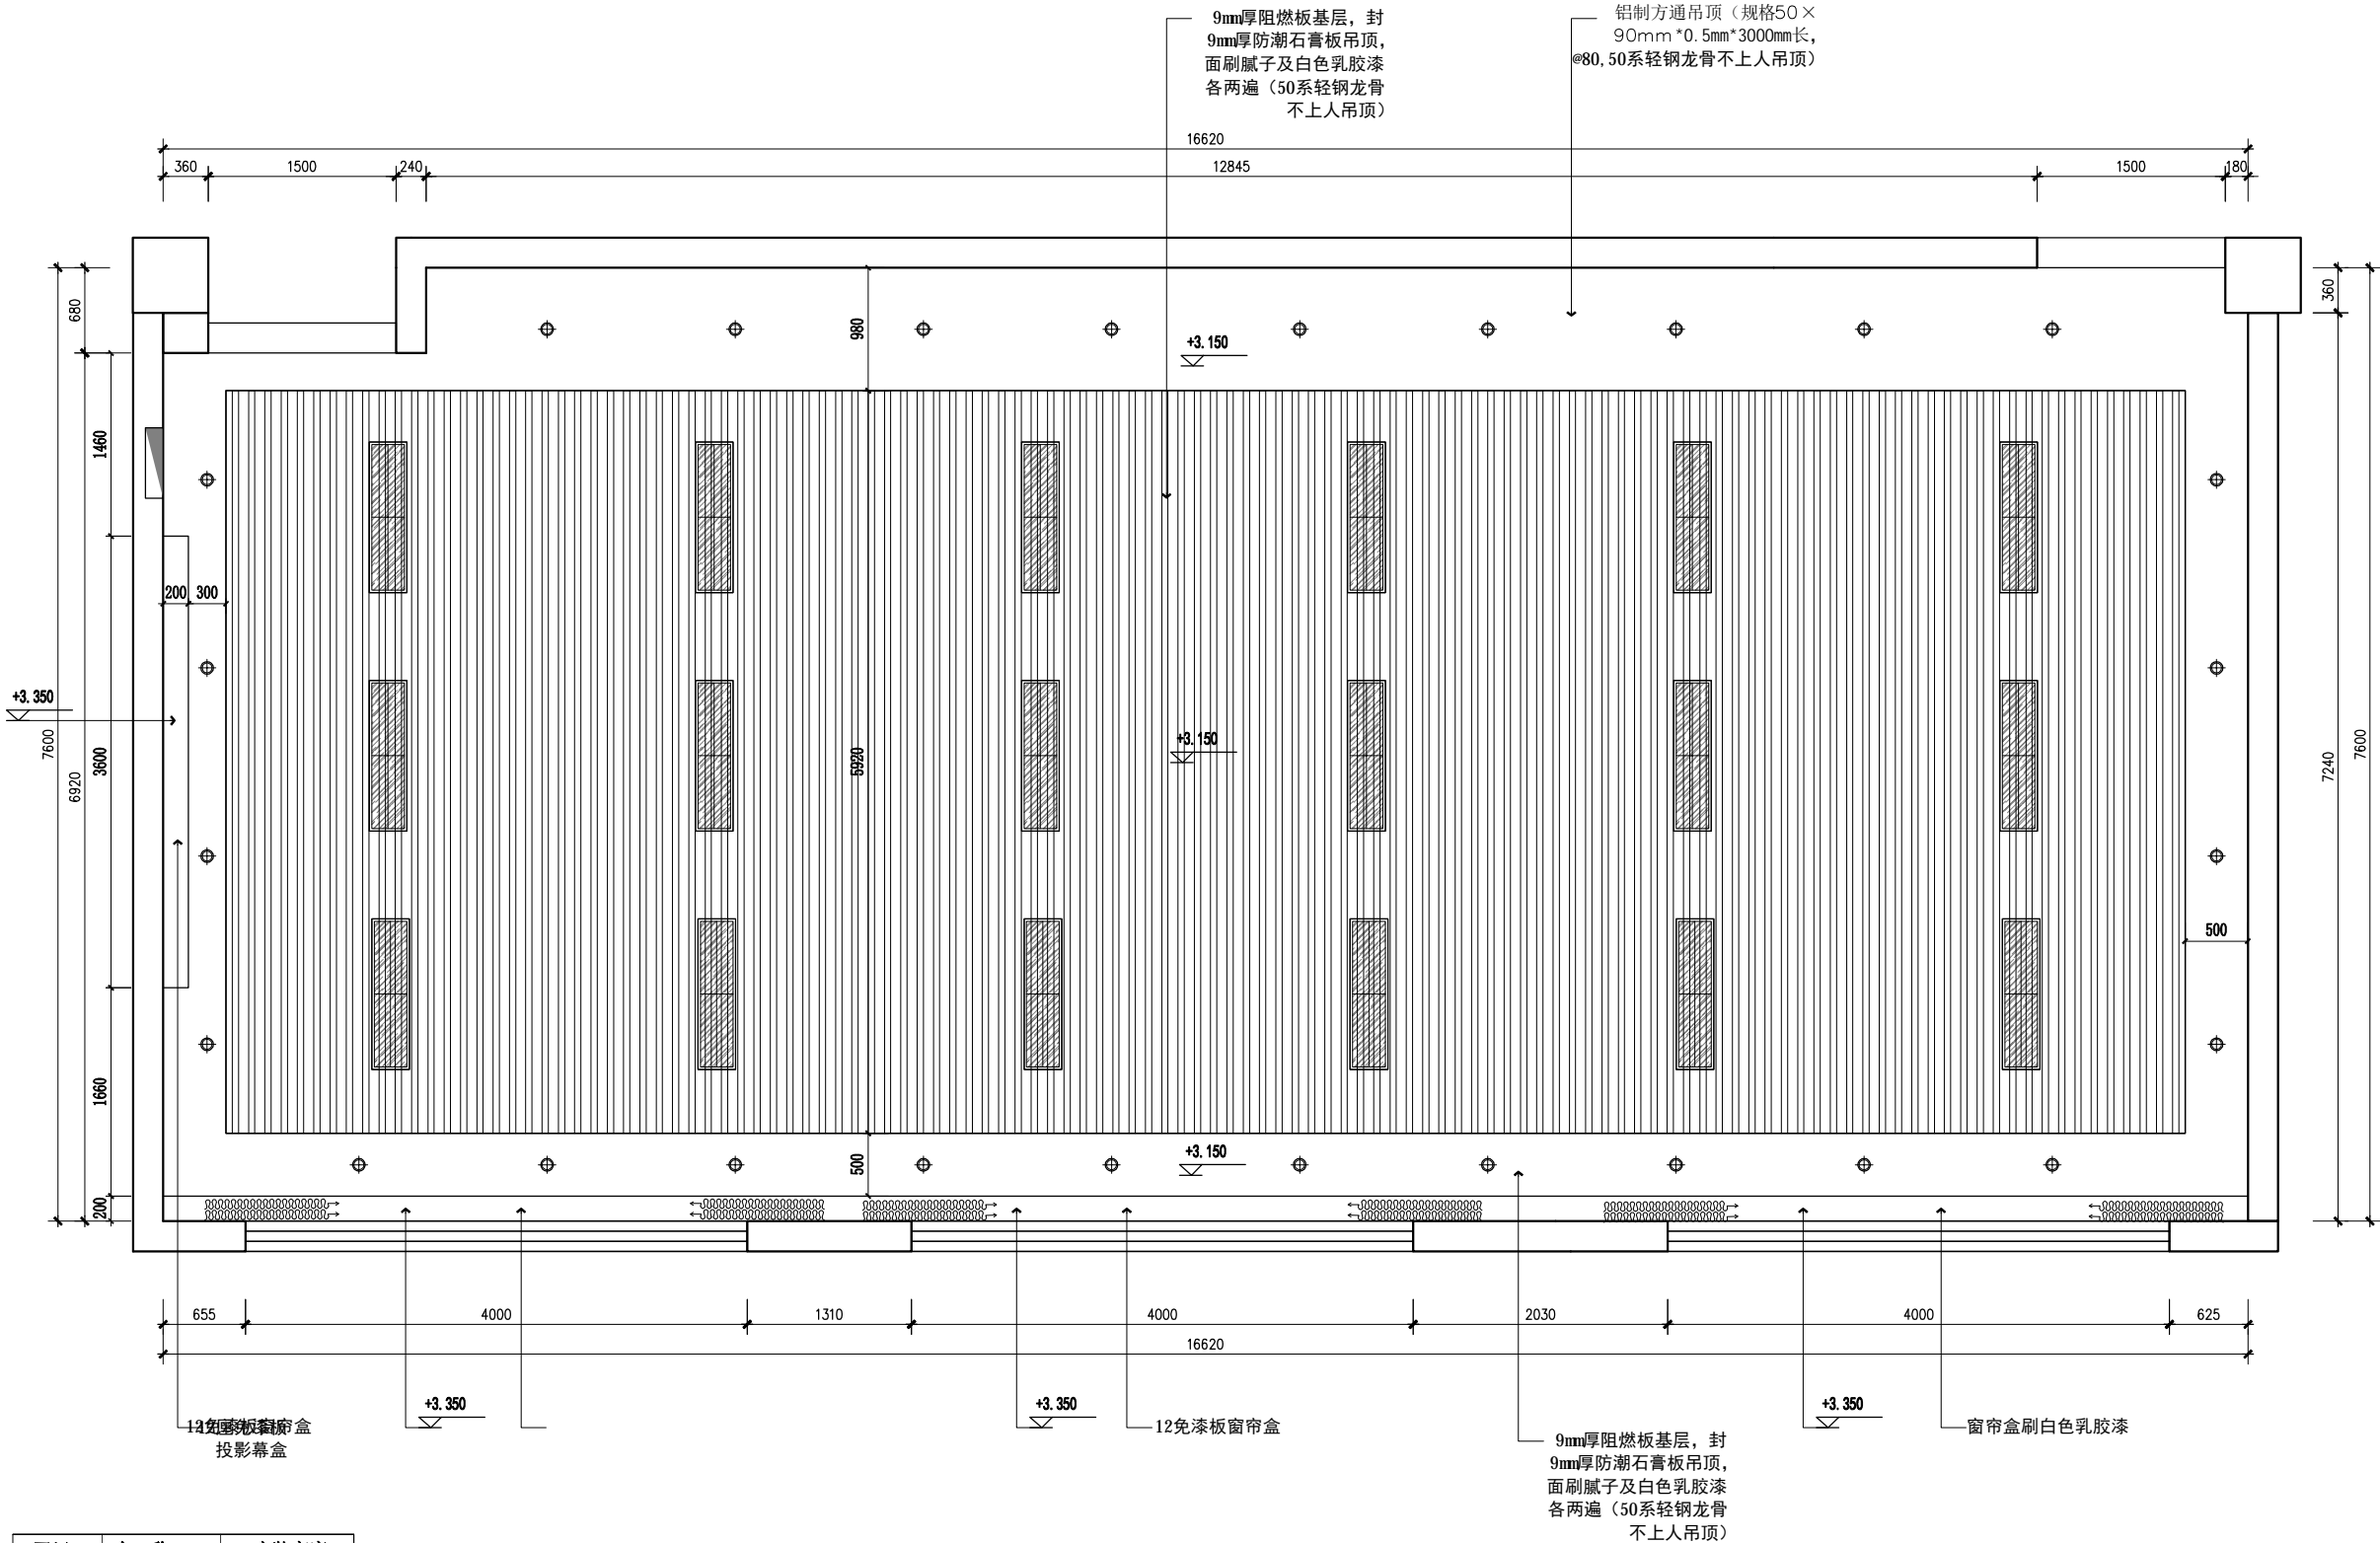

图例	名 称	安 装 高 度
	单制开关	H: 1350
	双开双控制位	H: 1350

编号	图例	名称	备注
1		300*1200mm LED灯盘	嵌入式安装 220V, 48W, 6500 K
2		筒灯	嵌入式安装·开孔85mm 220V, 9W, 4000 K

01  
ZS-P

207教室天花布置图  
SCALE 1:50

建筑专业  
装修专业

ZS-01 /装施-01

项目负责	
专业负责	
审 定	
审 核	
校 核	
设 计	
制 图	

会签栏			
建 筑		电 气	
结 构		暖 通	
给排水		园 林	

执业注册章


勘察设计专用章（未盖出图专用章无效）

建设单位  
广西警察学院

项目名称（子项名称）  
广西警察学院信息技术学院信息安全实验室等三个实验室建设装修项目

图 名  
207教室灯具定位图

设 计 号	GX20220713		
设计阶段	施工图	专 业	装 施
比 例	1: 50	图 号	207/PL-06
版 本 号	第一版	日 期	2022年07月

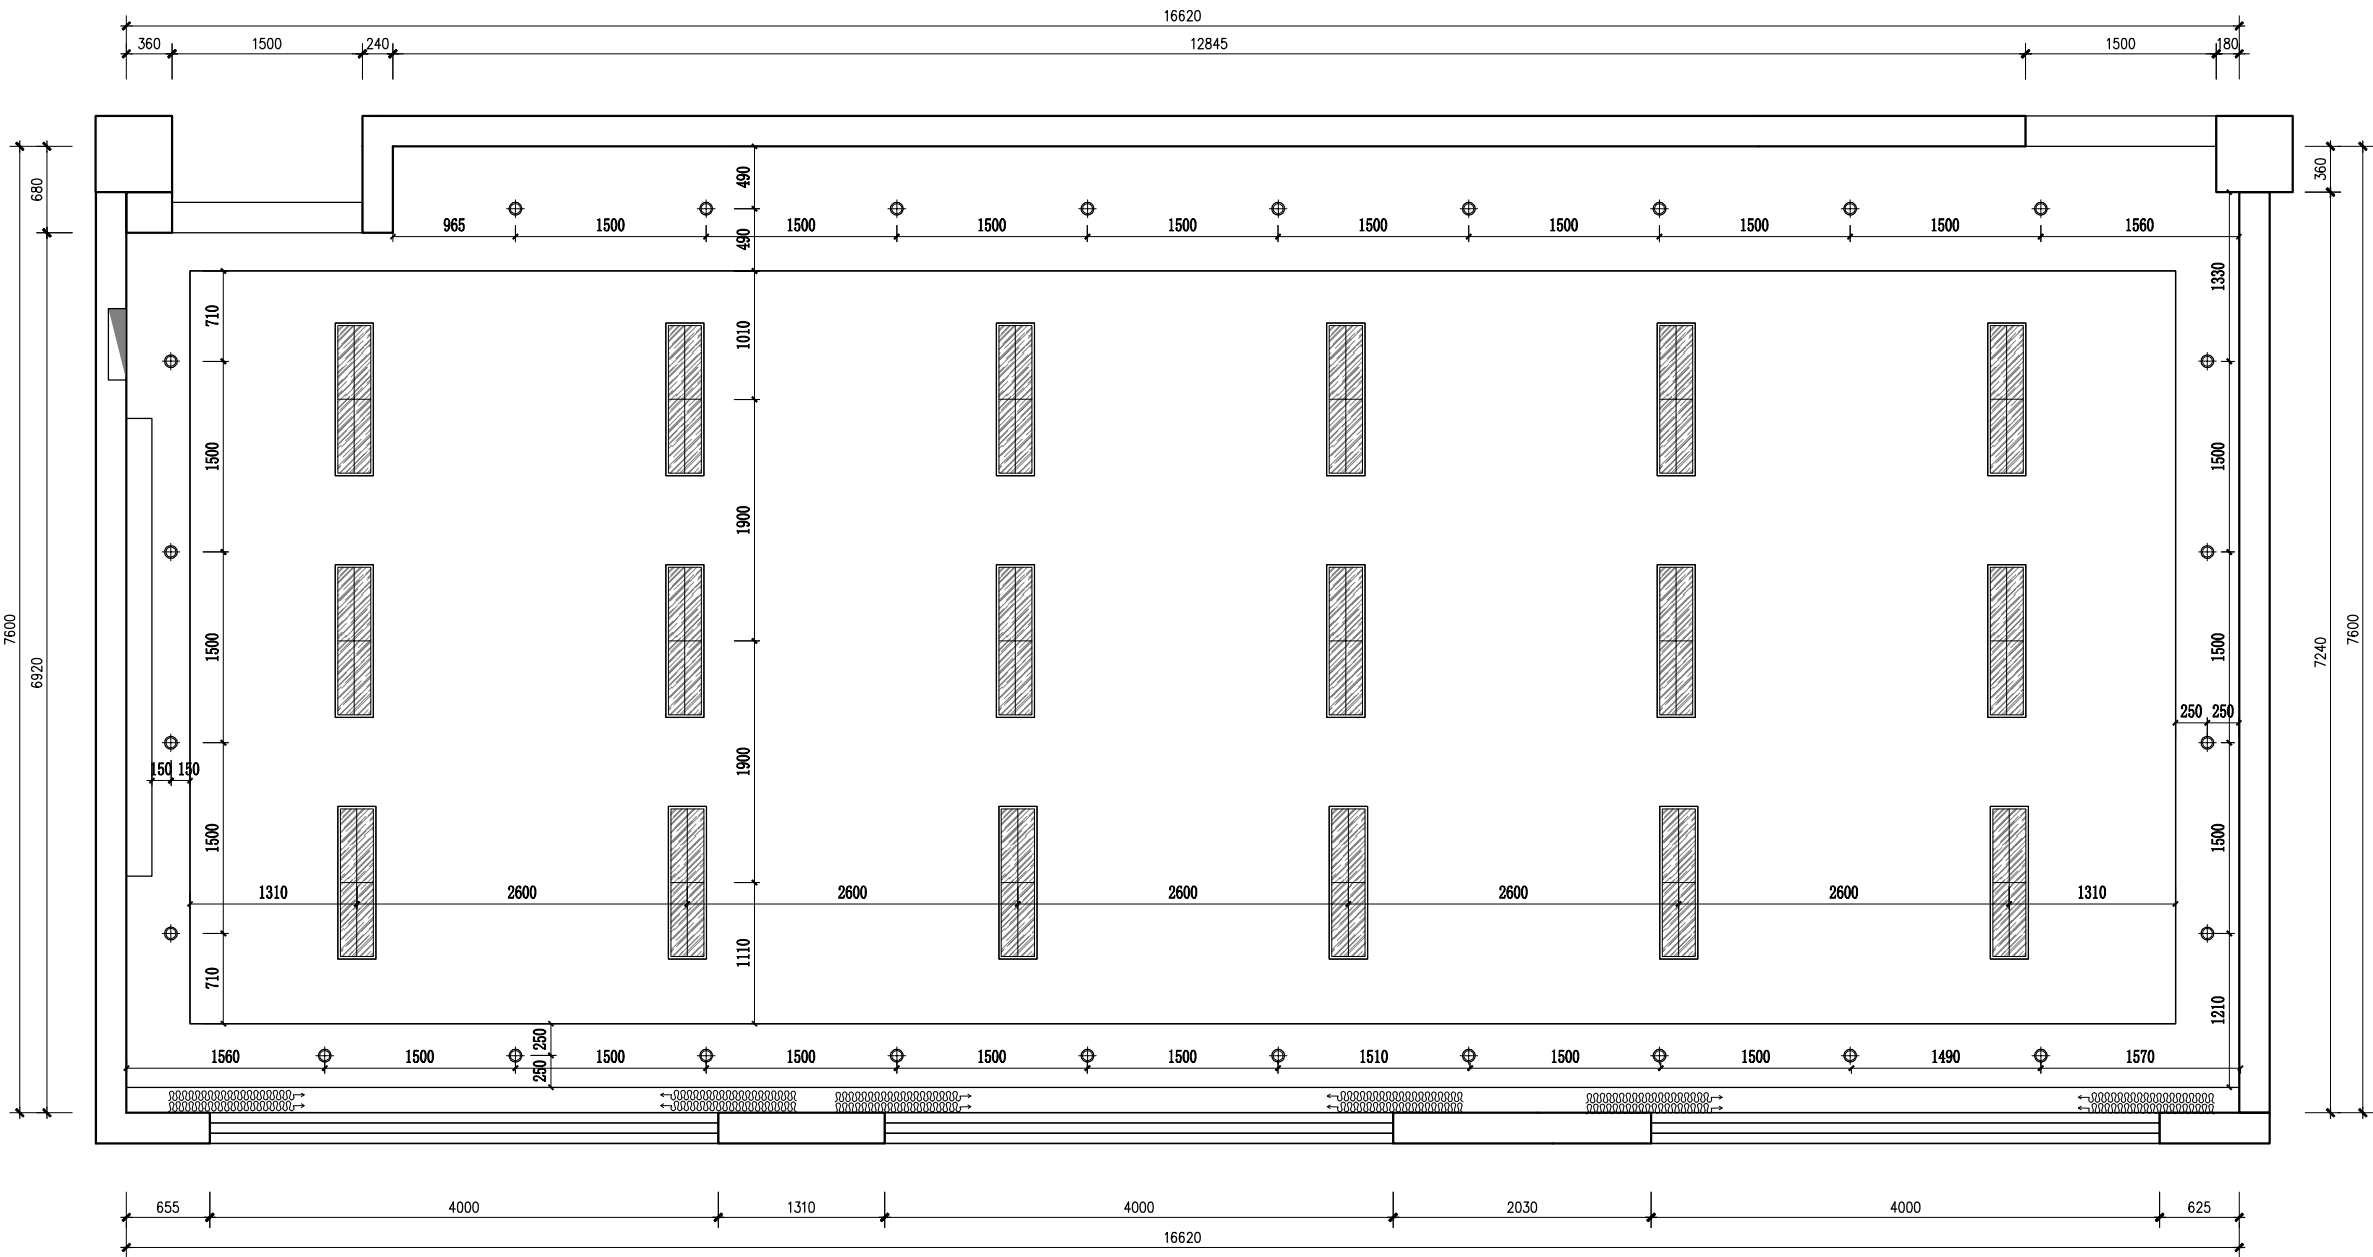

图例	名 称	安 装 高 度
	单制开关	H: 1350
	双开双控制位	H: 1350


编号	图例	名称	备注
1		300*1200mmLED灯盘	嵌入式安装 220V,48W, 6500 K
2		筒灯	嵌入式安装·开孔85mm 220V,9W, 4000 K

01  
ZS-P

207教室灯具定位图  
SCALE 1:50

建筑专业  
装修专业

ZS-01 / 装施-01

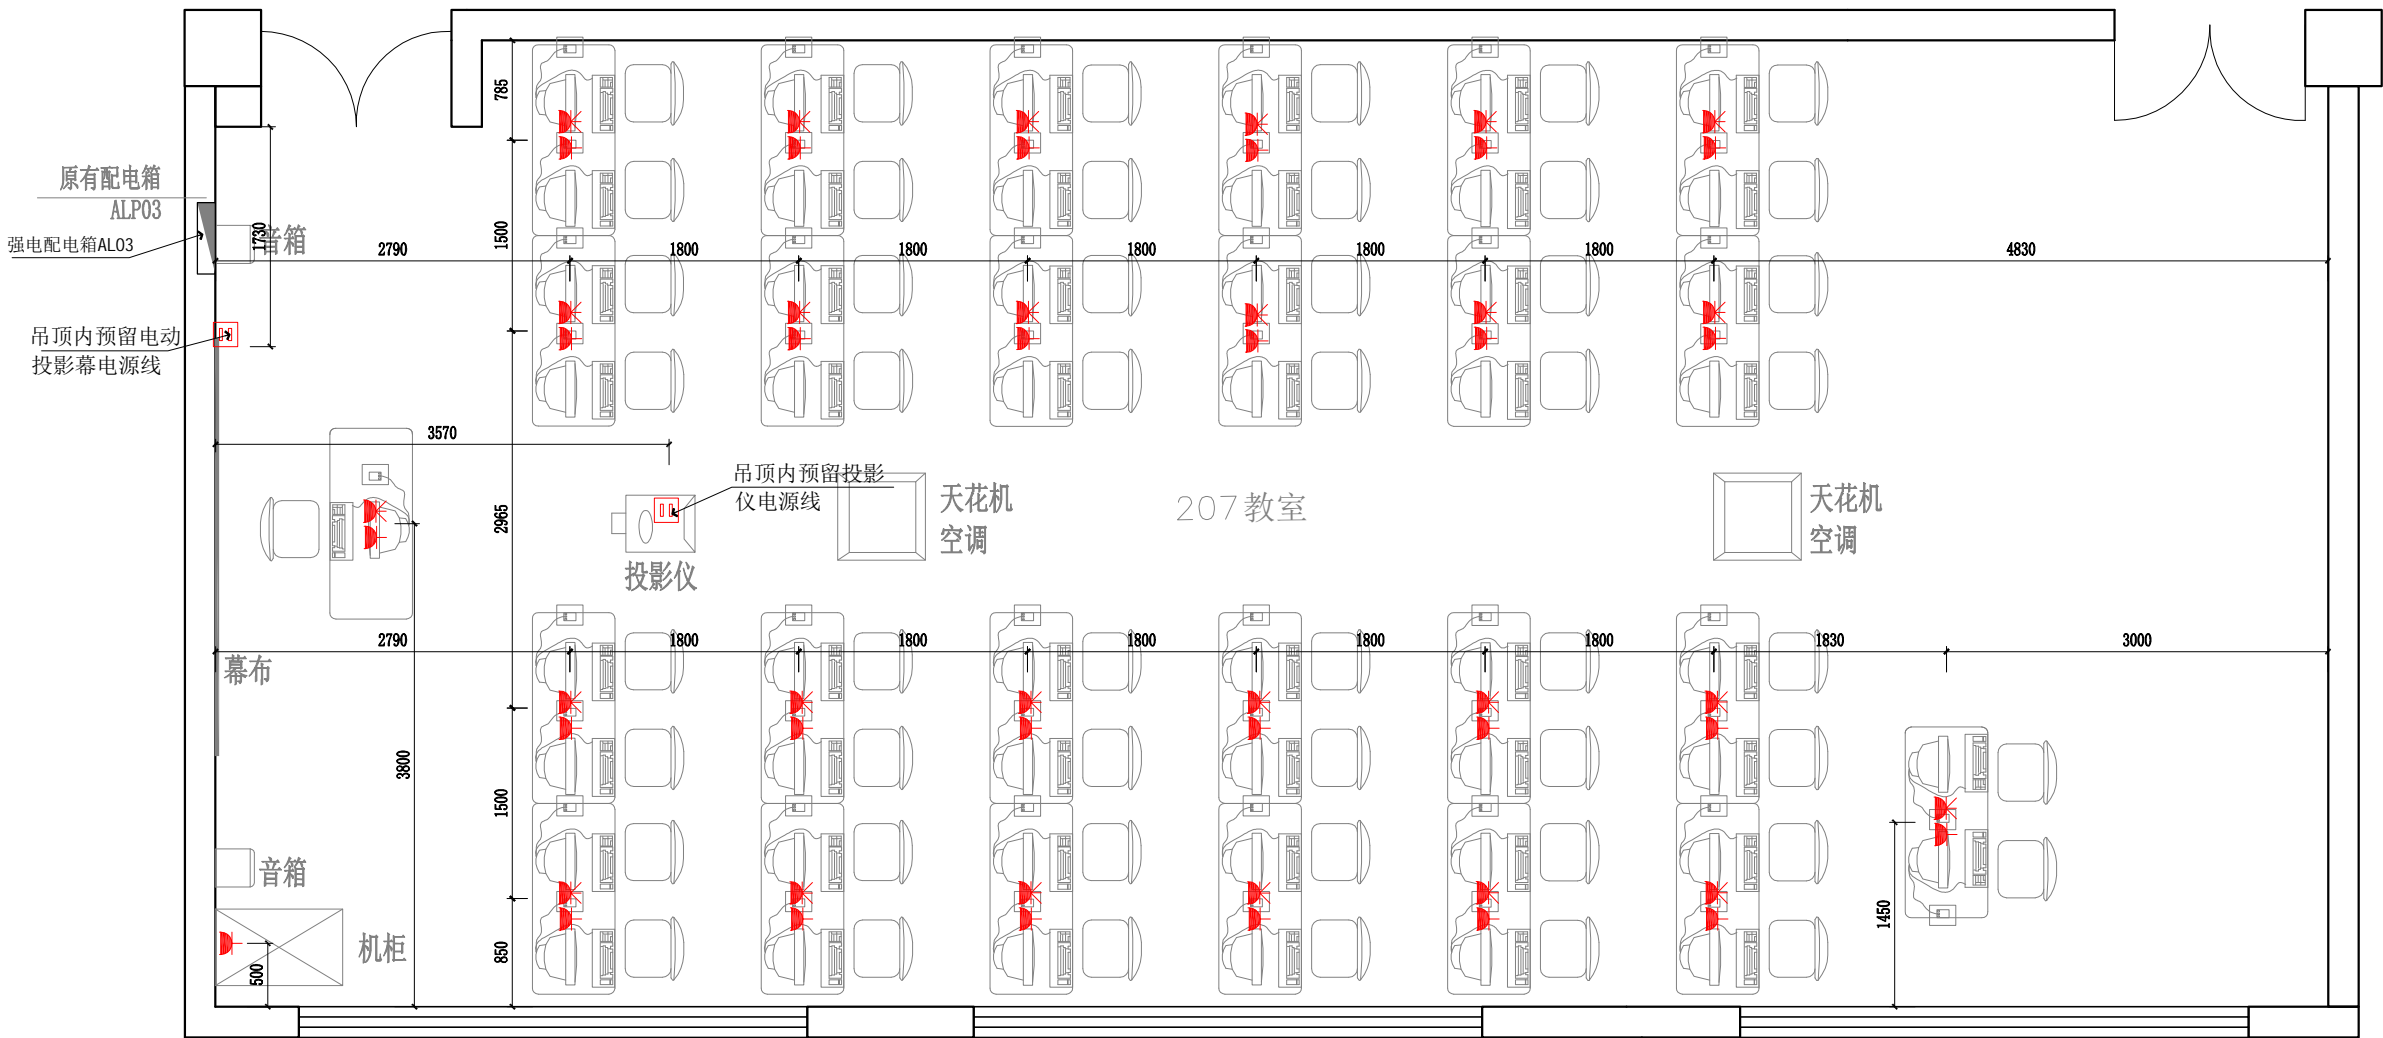

项目负责	
专业负责	
审 定	
审 核	
校 核	
设 计	
制 图	

会签栏			
建 筑		电 气	
结 构		暖 通	
给排水		园 林	

执业注册章

勘察设计专用章（未盖出图专用章无效）

建设单位  
广西警察学院

项目名称（子项名称）  
广西警察学院信息技术学院信息安全实验室等三个实验室建设装修项目

图 名  
207教室强电插座布置图

设 计 号	GX20220713		
设计阶段	施工图	专 业	装 施
比 例	1: 50	图 号	204/DS-02
版 本 号	第一版	日 期	2022年07月


01  
ZS-P

207教室强电插座布置图

SCALE 1:50

建筑专业  
装修专业

ZS-01 /装施-01

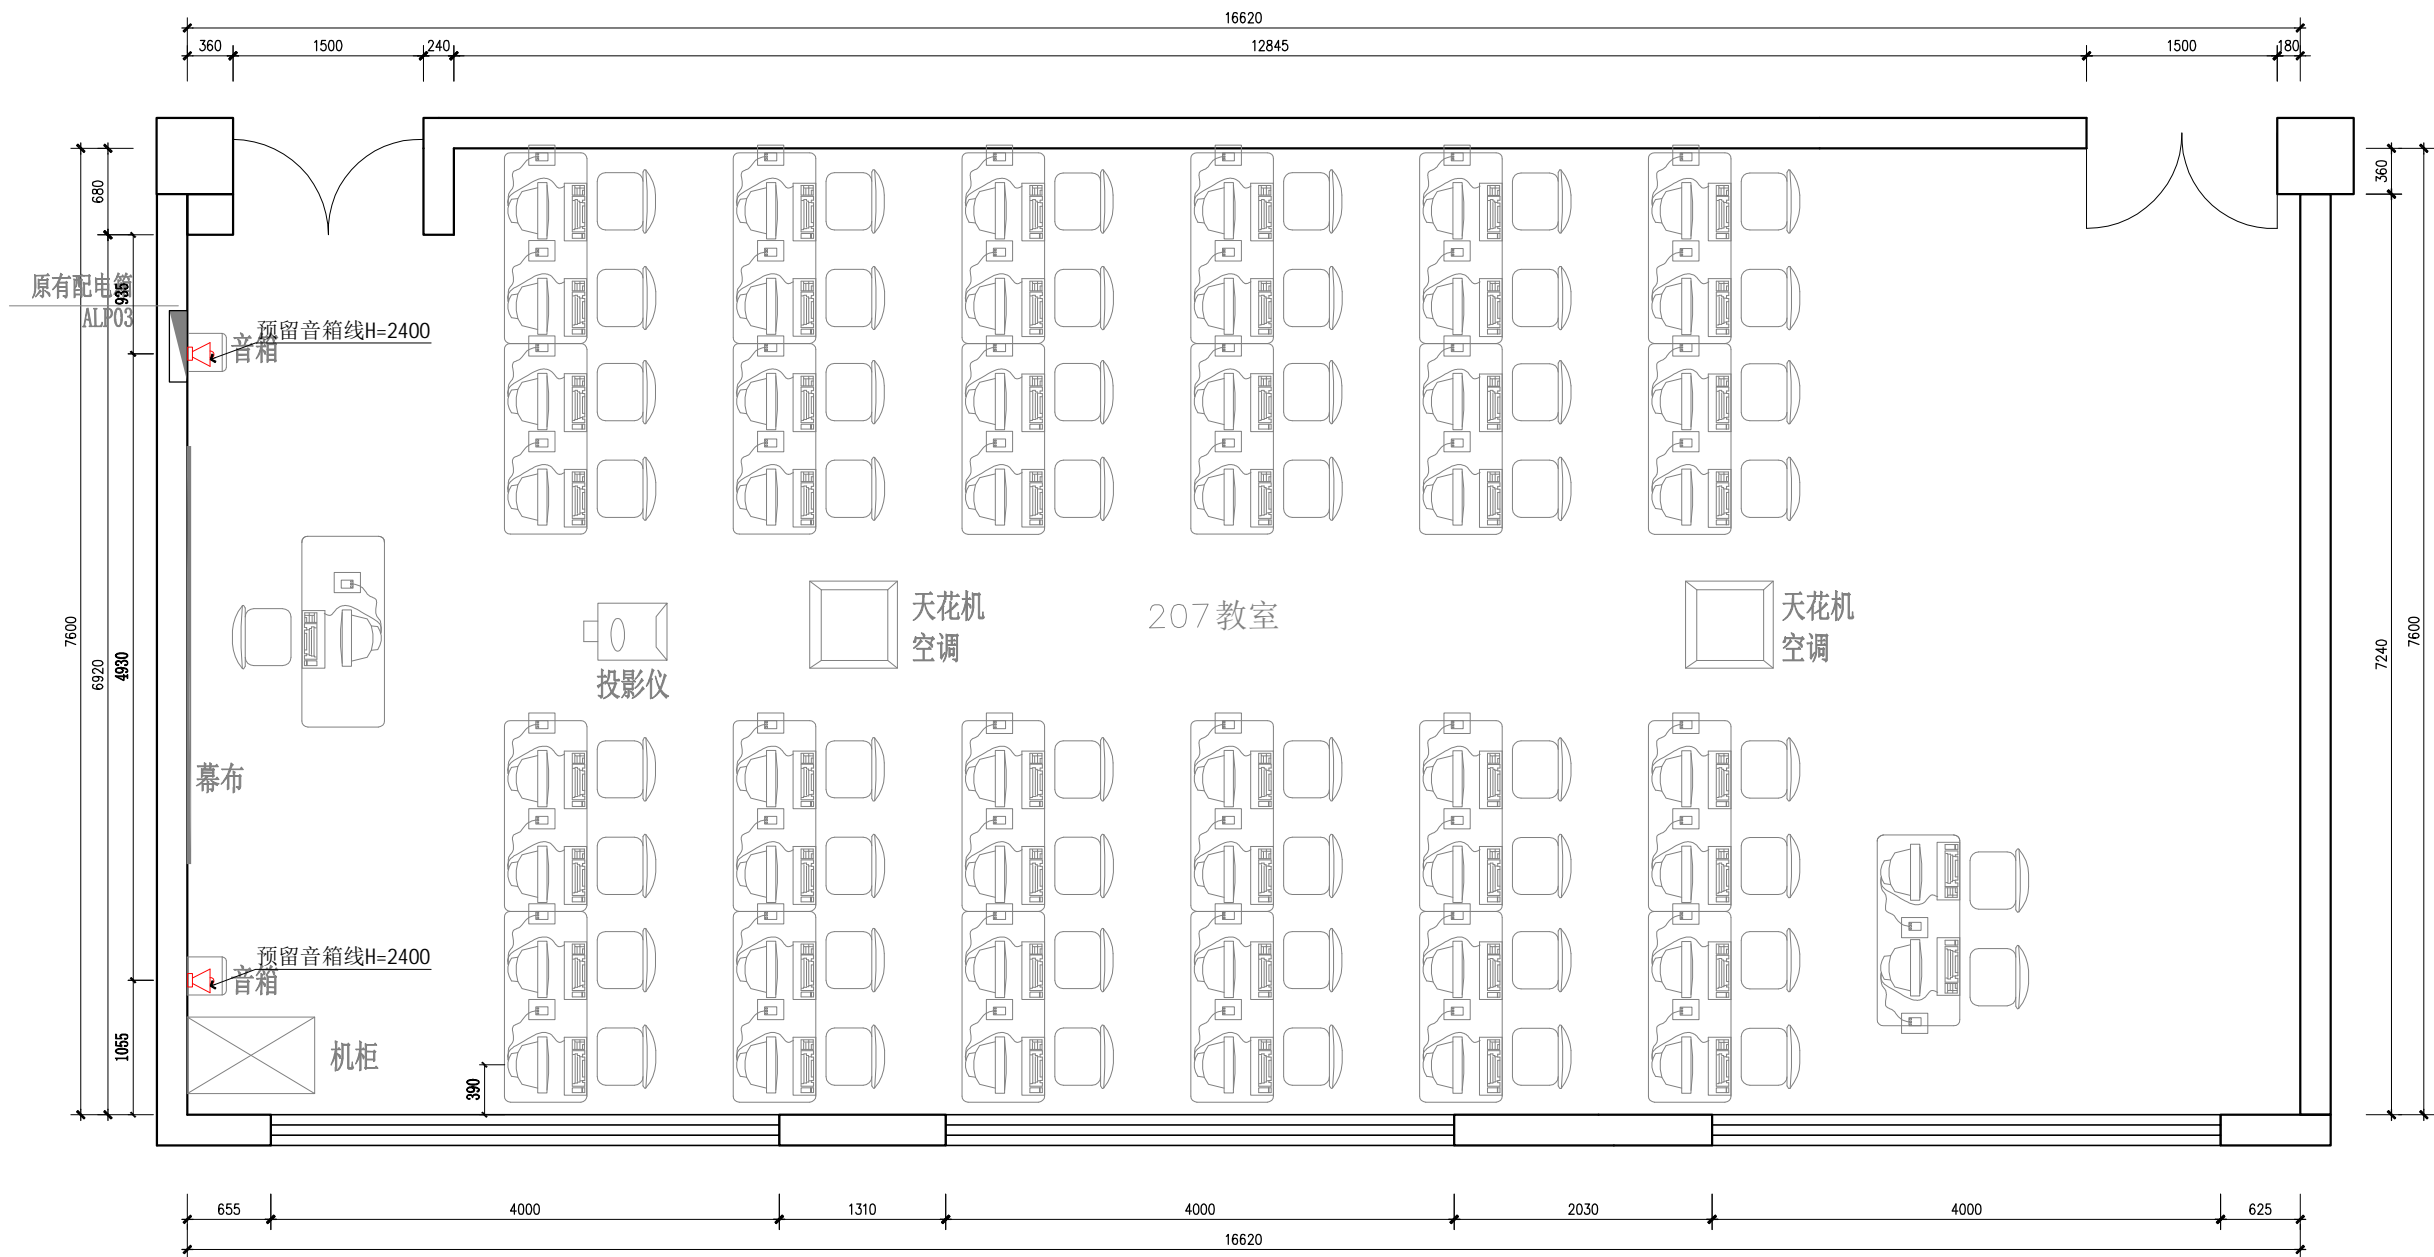

项目负责	
专业负责	
审 定	
审 核	
校 核	
设 计	
制 图	

会签栏			
建 筑		电 气	
结 构		暖 通	
给排水		园 林	

执业注册章

勘察设计专用章（未盖出图专用章无效）

建设单位  
广西警察学院

项目名称（子项名称）  
广西警察学院信息技术学院信息安全实验室等三个实验室建设装修项目

图 名  
207教室弱电布置图

设 计 号	GX20220713		
设计阶段	施工图	专 业	装 施
比 例	1: 50	图 号	204/DS-03
版 本 号	第一版	日 期	2022年07月



## ZS-01 /装施-01



设计号	GX20220713		
设计阶段	施工图	专 业	装 施
比 例	1: 50	图 号	204/DS-
版 本 号	第一版	日 期	2022年0